


# SCHEMAT INSTALACJI ELEKTRYCZNEJ

## - gniazdowej

### skala 1 : 100

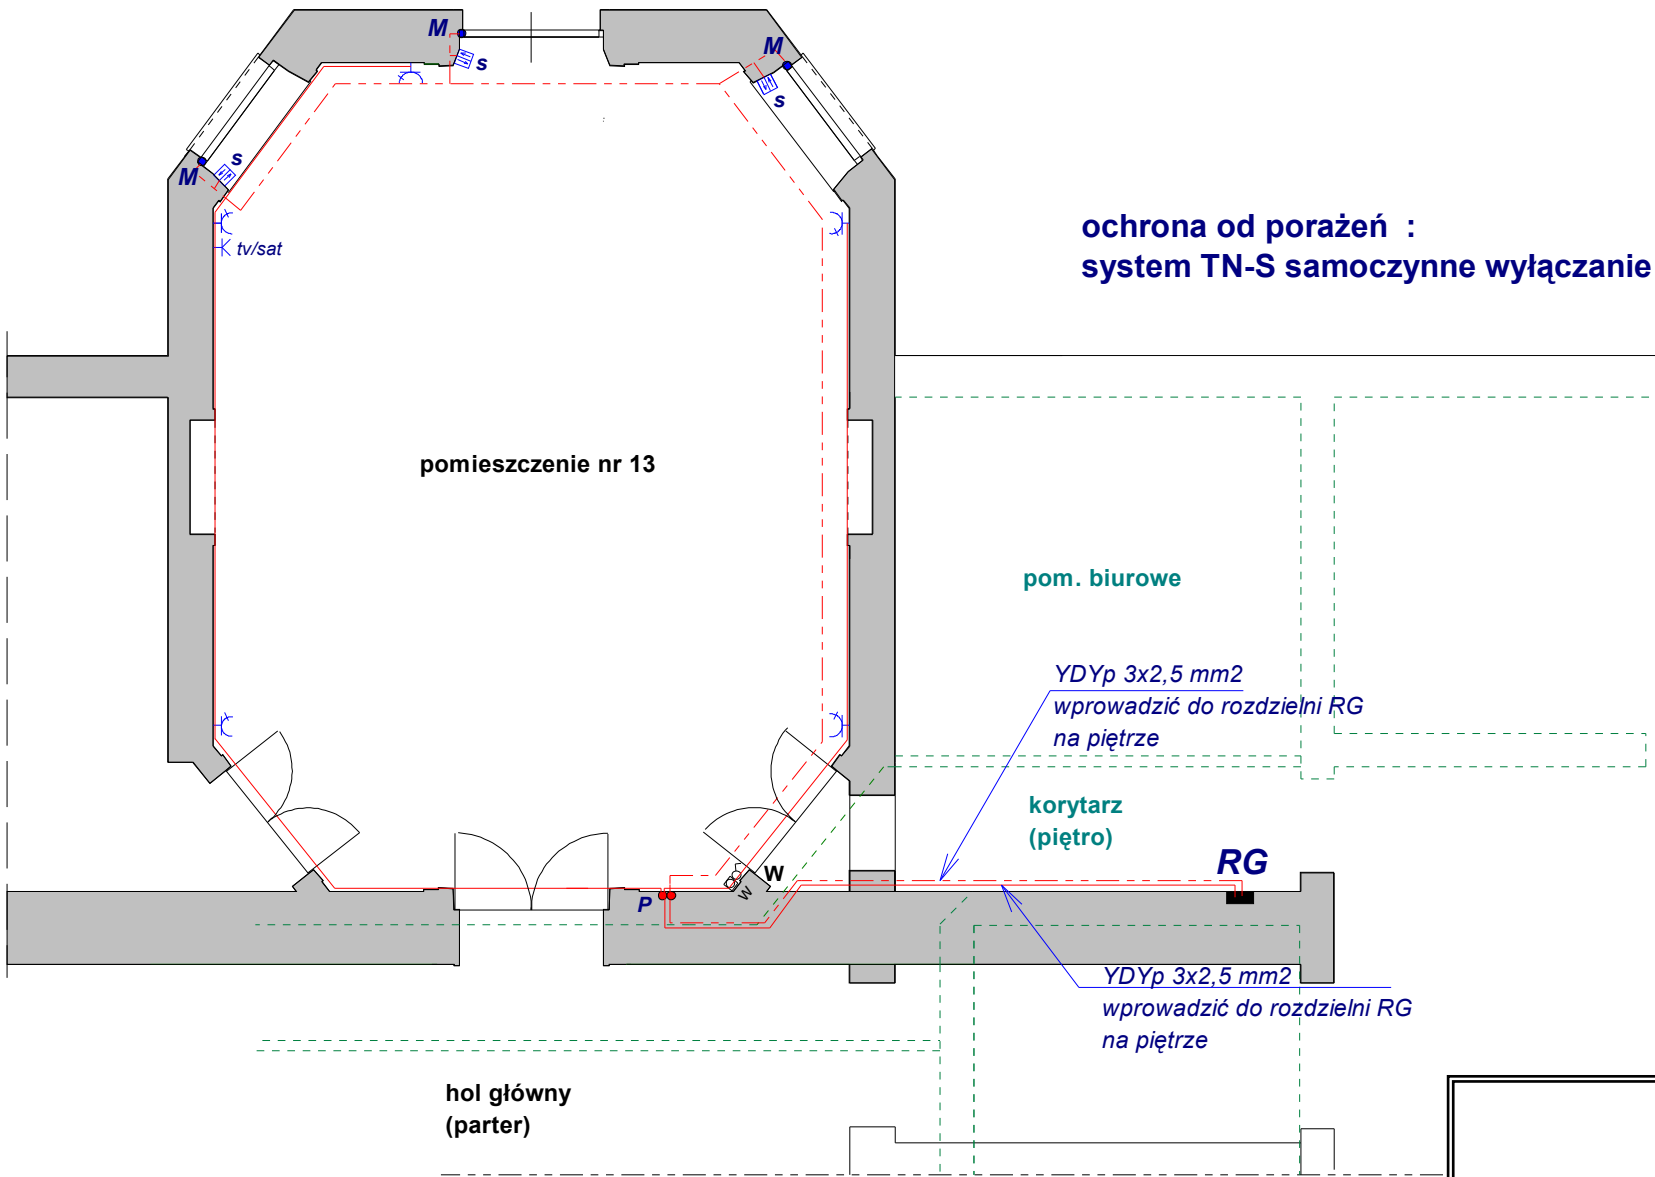

### UWAGI :

- Należy odłączyć istniejące zasilanie oświetlenia i gniazd w rozdzielni RG na piętrze.
- Całość nowej instalacji gniazdowej wykonać jako p/t przewodami YDYp 3x2,5 mm2 700V.
- Gniazda obsadzić w puszkach głębokich fi 60 .
- Gniazda zamontować zamontować na wysokości 0,30 m od podłogi.
- Łącznik typu metal stare złote.
- Obwód zasilający wentylator pozostaje bez zmian , wymienić tylko gniazda na stylizowane w charakterze projektowych gniazd i łączników oświetlenia.
- W rozdzielni RG nową instalację gniazd wtyczkowych i zasilania rolet (M) zabezpieczyć nowym wyłącznikiem nadprądowym z członem różnicowo-prądowym P312 B16 30-AC \_30mA.

### LEGENDA :

- obwody zasilania gniazd wtyczkowych
- obwody zasilania napędów rolet
- s - sterowanie roletami
- gniazdo wtyczkowe 230V z uziemieniem
- gniazdo TV/SAT
- W - istniejący łącznik wentylatora
- istniejący regulator obrotów wentylatora
- istniejąca rozdzielnia RG

|               |                                                                                                                     |
|---------------|---------------------------------------------------------------------------------------------------------------------|
| Projekt:      | REMONT POMIESZCZEŃ STAROSTWA/<br>- pomieszczenia nr 13<br>Budynek Starostwa Powiatowego<br>Lębork, ul. Czołgistów 5 |
| Projektant:   | mgr inż. Leon Kruk<br>upr. proj. nr UAN.8342/45/90                                                                  |
| Sprawdzający: | mgr inż. Jan Grabowski<br>upr. proj. nr BK.II.F.7342/324/98                                                         |
| Rysunek:      | Schemat inst. elektr._gniazd.                                                                                       |
| Skala:        | 1 : 100                                                                                                             |
| Data:         | 2012-02                                                                                                             |