


SCHEMAT INSTALACJI ELEKTRYCZNEJ
- rzut pomieszczenia nr 13

skala 1 : 50

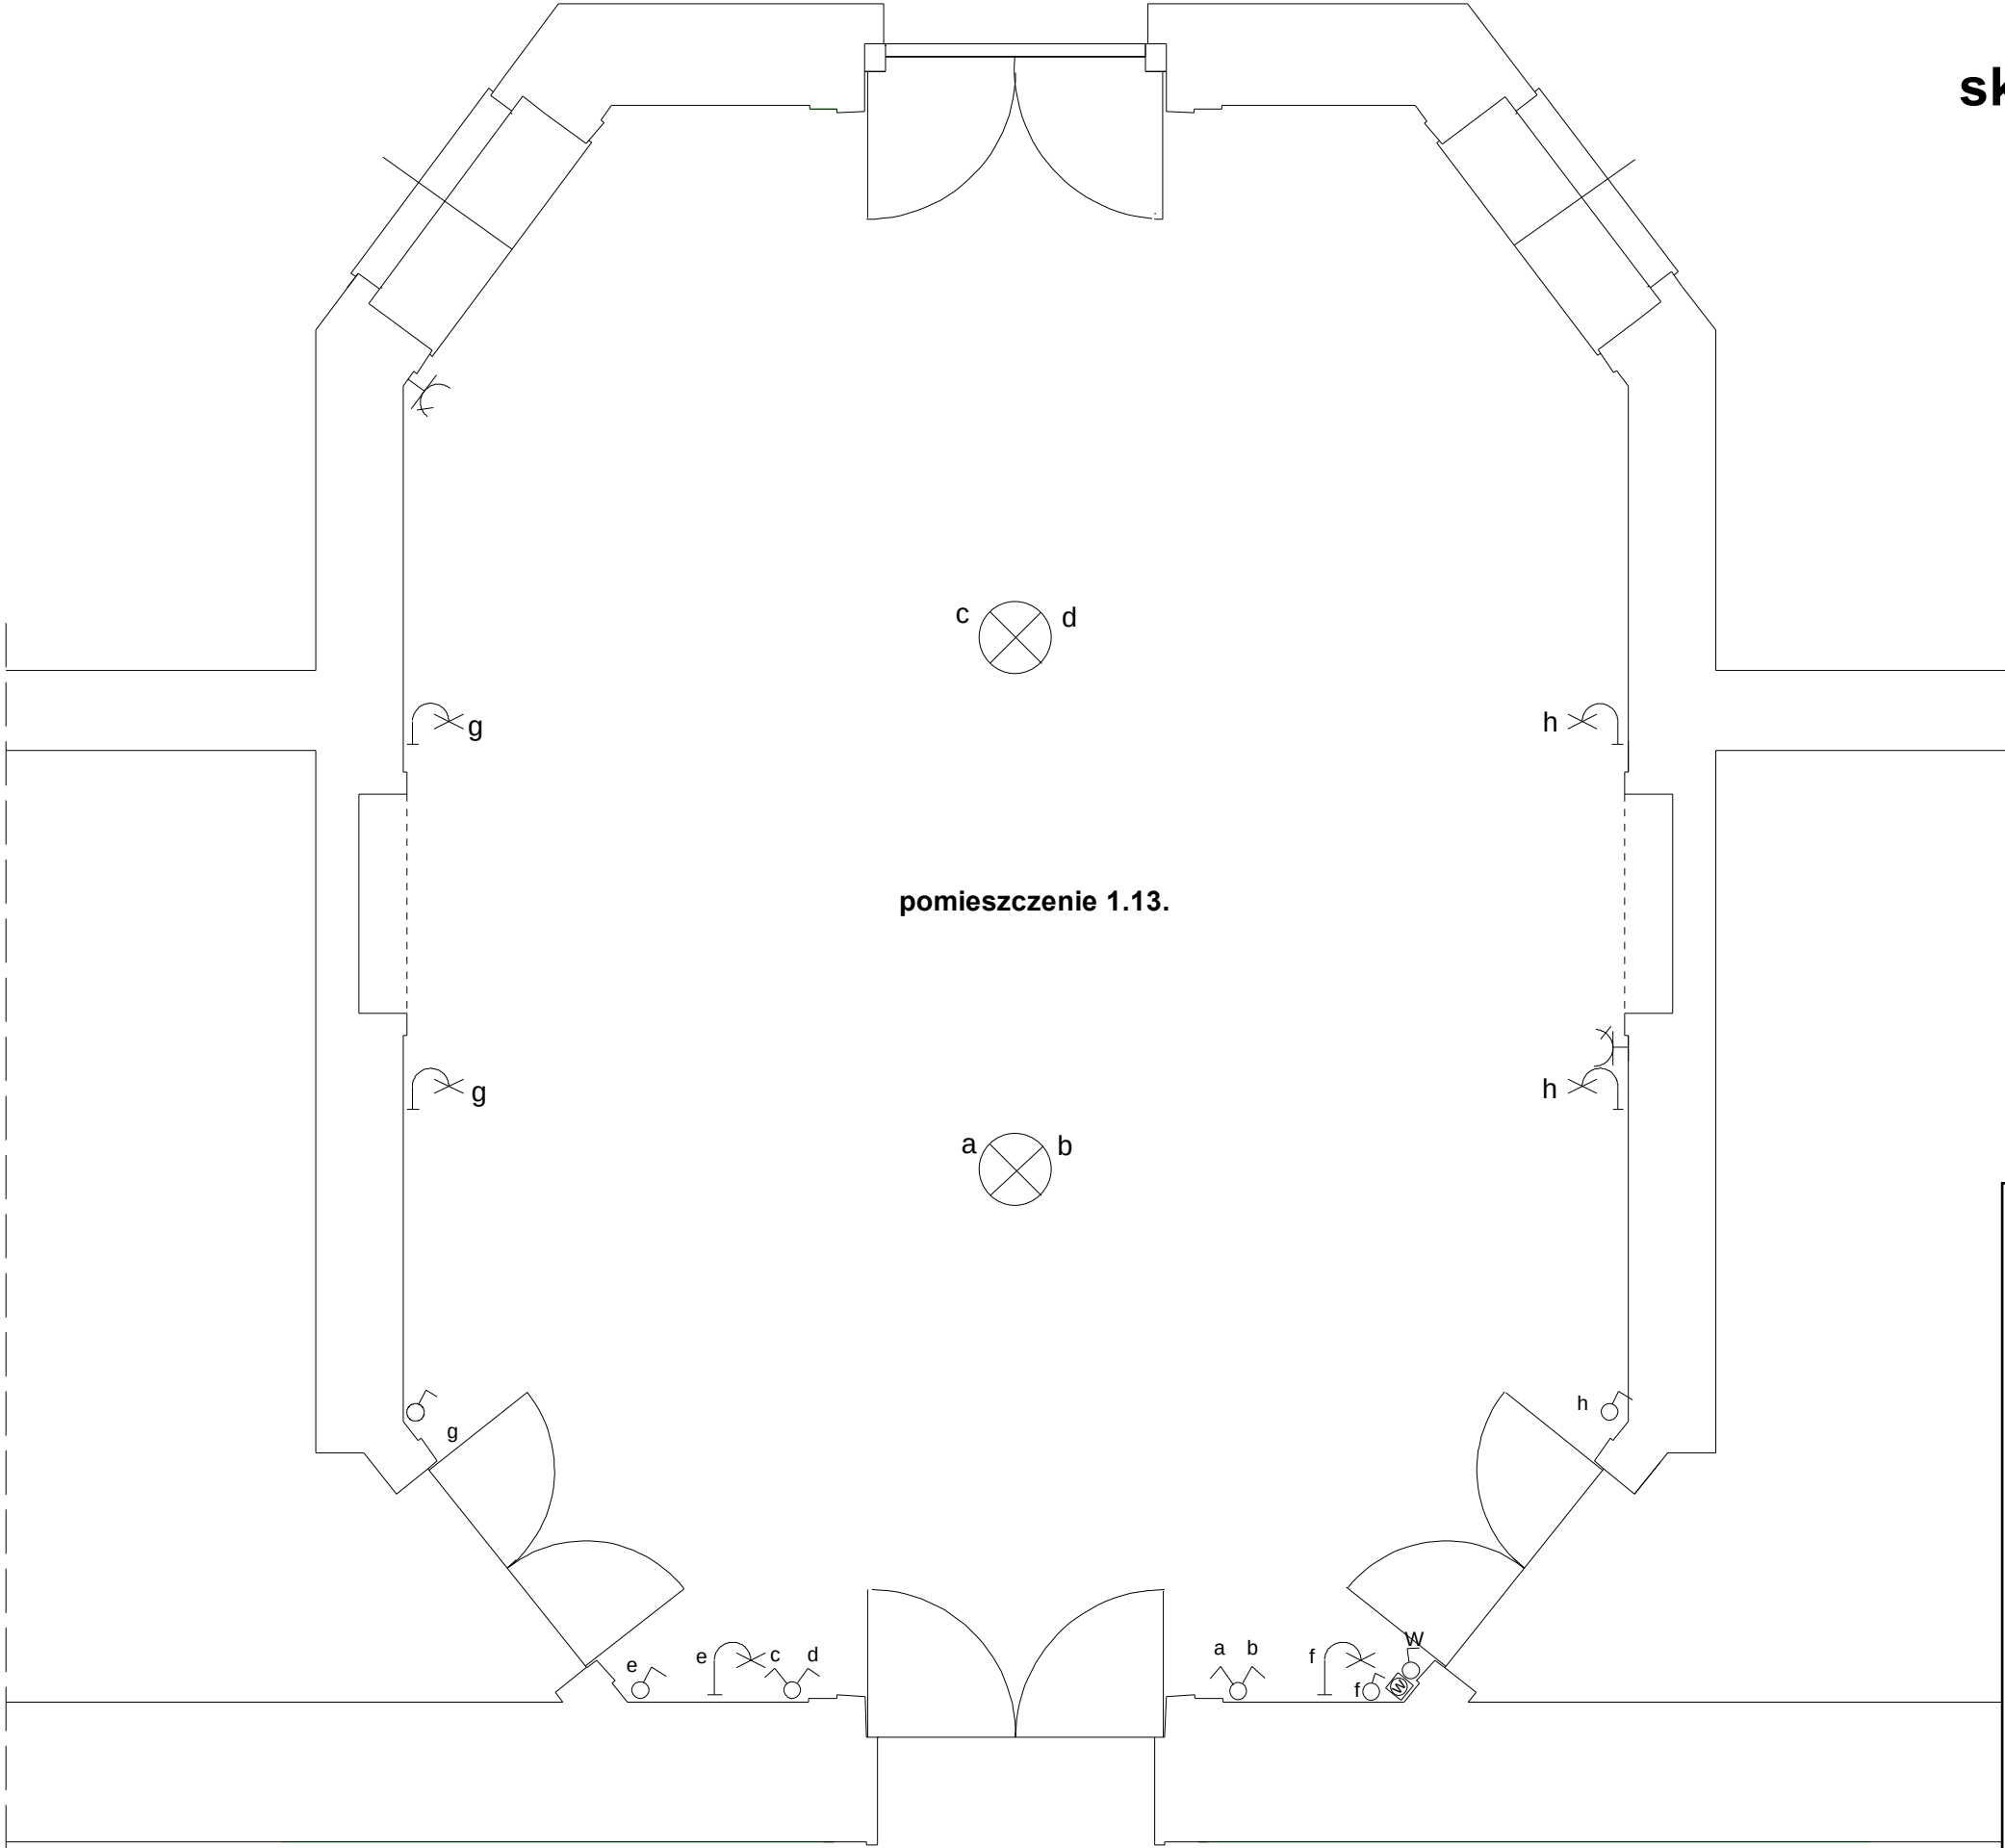

LEGENDA :

-  - Oprawa sufitowa
-  - Oprawa ścienna kinkiet
-  - Łącznik klawiszowy 1-biegunowy
-  - Łącznik klawiszowy 1-biegunowy wentylacji
-  - Łącznik klawiszowy 2-biegunowy
-  - Gniazdo wtyczkowe 230V
-  - Regulator obrotów wentylatora

INWENTARYZACJA

Projekt: REMONT POMIESZCZEŃ STAROSTWA/
- pomieszczenia nr 13
Budynek Starostwa Powiatowego
Lębork, ul. Czołgistów 5

Projektant:

Sprawdzający:

Rysunek: Schemat inst. elektr._inwentaryz.

Skala: 1 : 50

Data: 2012-02