


SCHEMAT INSTALACJI CENTRALNEGO OGRZEWANIA

- rzut piwnicy pomieszczenia 1.1. i 1.2.

skala 1 : 50

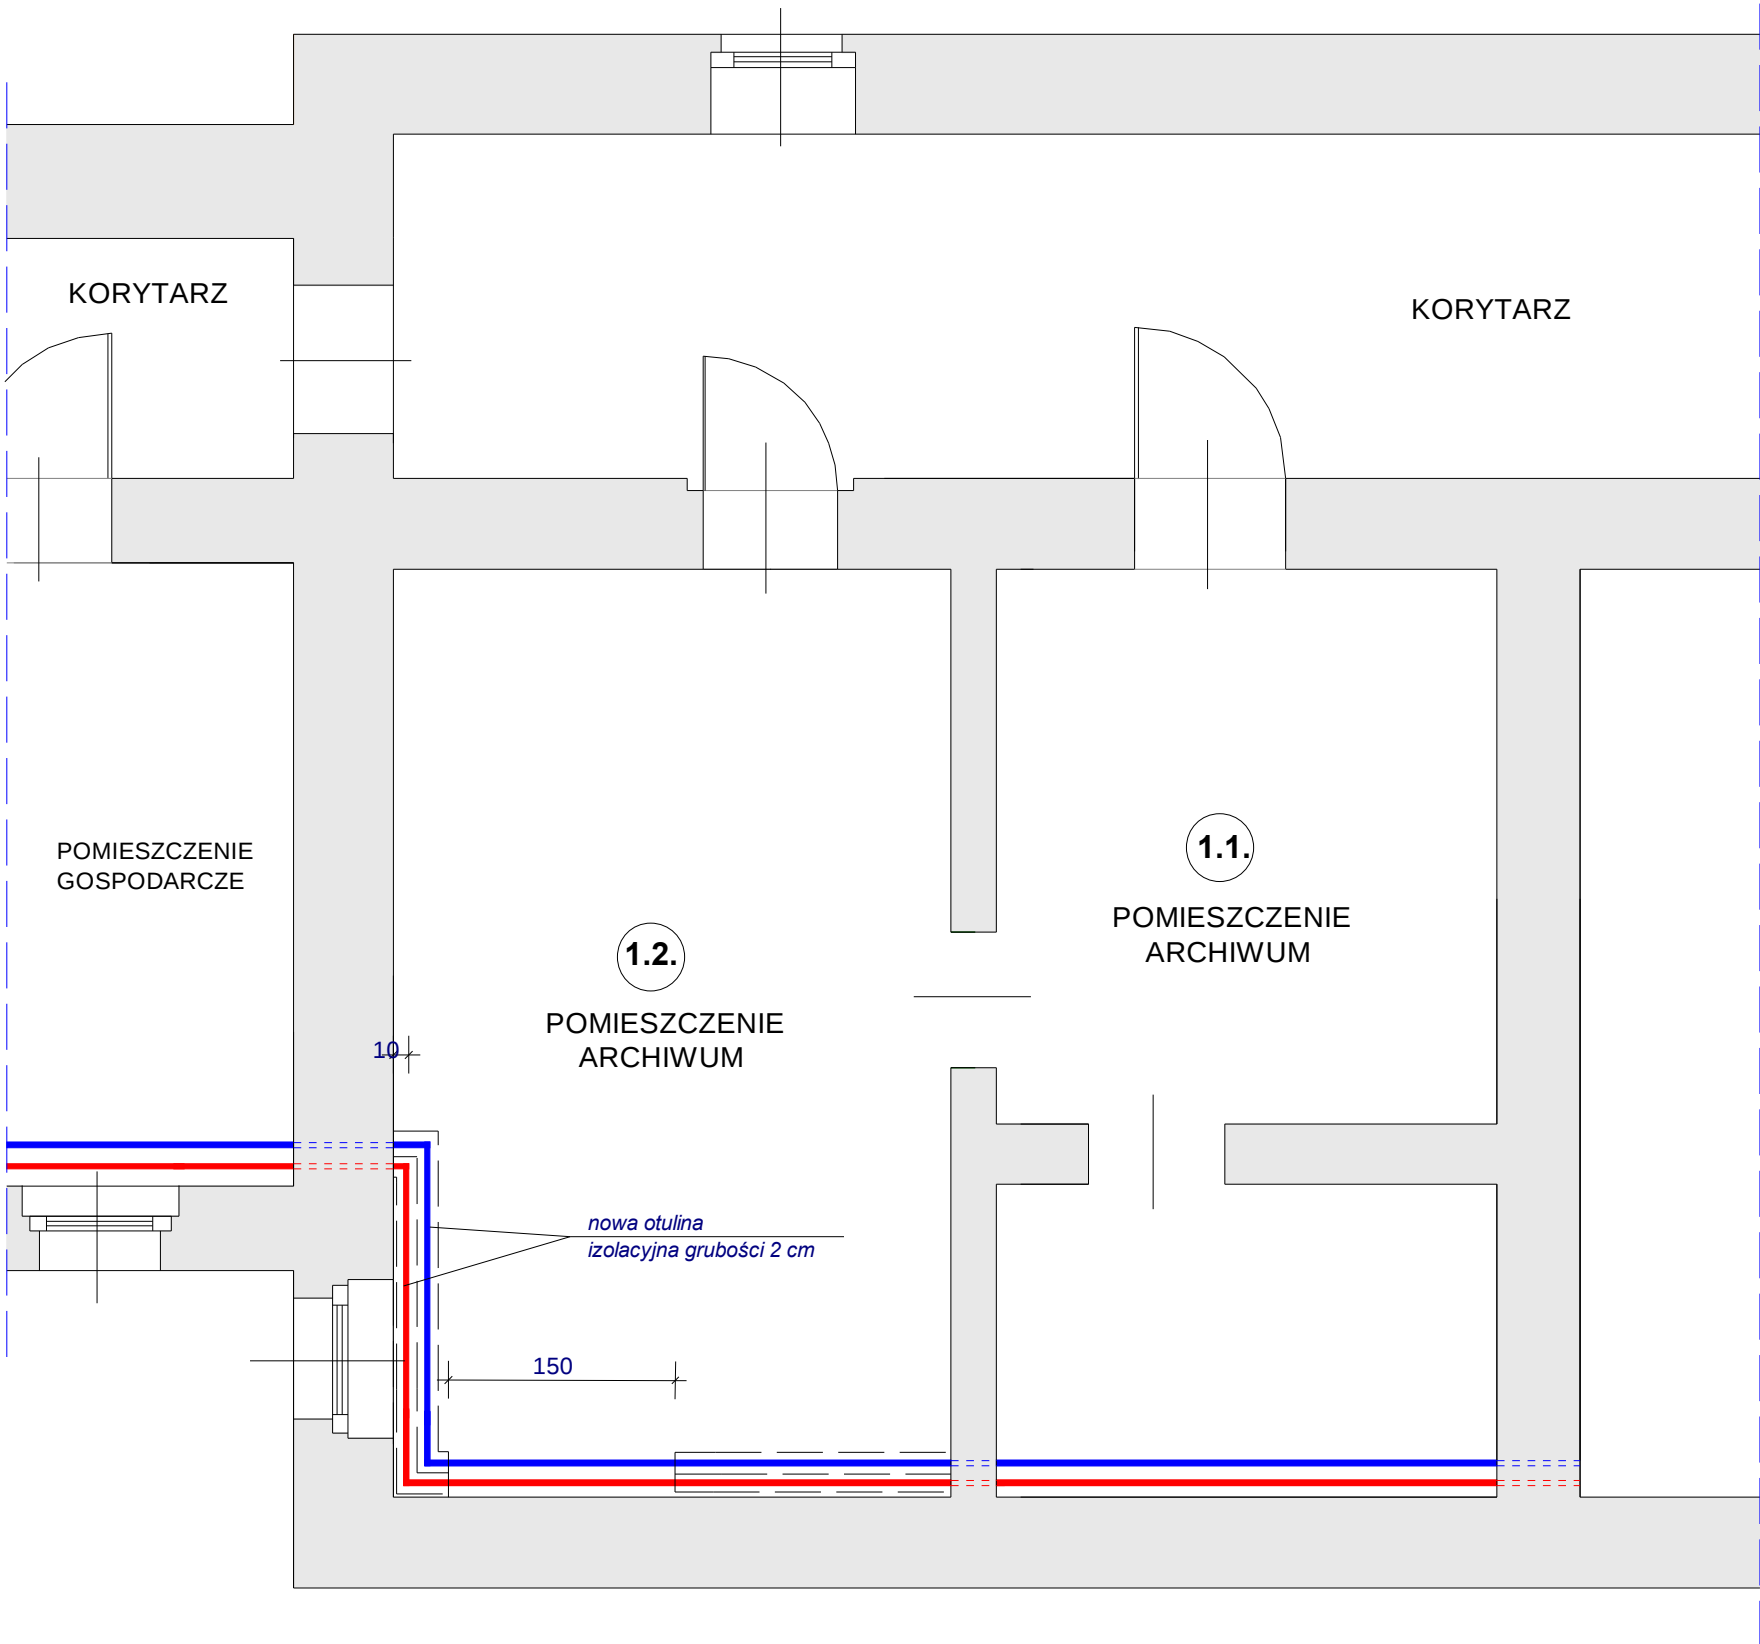

Projekt:	ARCHIWUM DOKUMENTÓW Budynek Starostwa Powiatowego Lębork, ul. Czołgistów 5
Projektant:	mgr inż. Andrzej Tkacz upr.proj. AN 8346/226/82
Sprawdzający:	
Konstrukcja budowlana: Inst.C.O. pom.1.1. -	
Skala:	1 : 50
Data:	2009-06