


SCHEMAT INSTALACJI ELEKTRYCZNEJ

- rzut piwnicy pomieszczenia 1.1. i 1.2.

skala 1 : 50

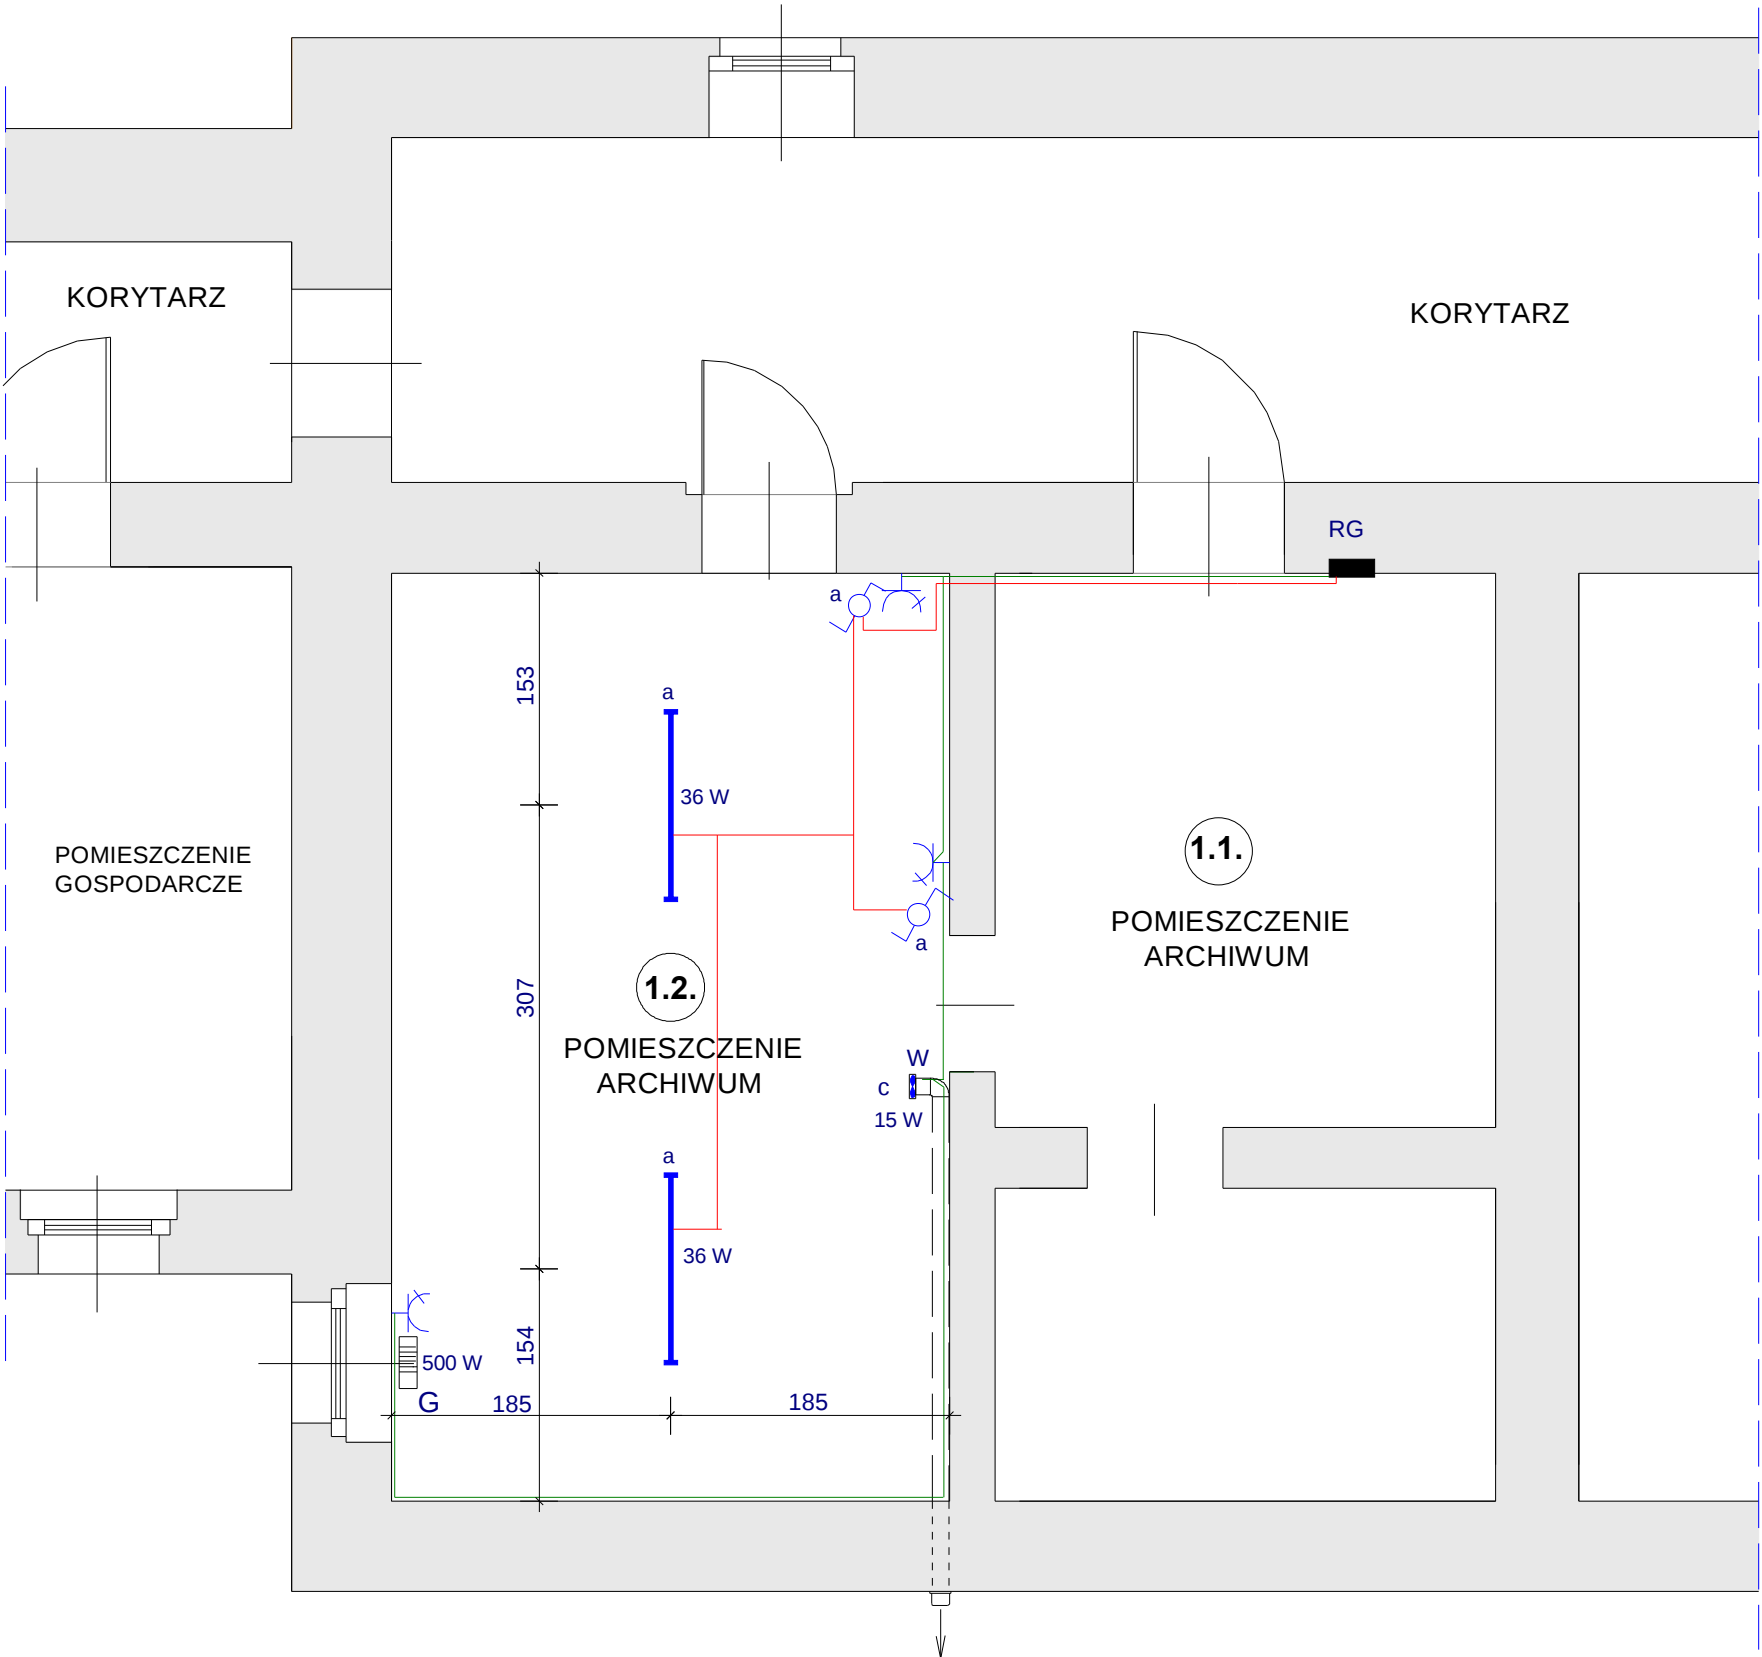

OBJAŚNIENIE

- oprawa świetłówkowa AQUAR 136M 1 x 36 W - firmy ELGO
- wentylator osiowy z higrostatem i wyłącznikiem czasowym POLO 4 fi 100 WCH firmy DOSPEL
- łącznik schodowy firmy LEGRAND seria Sistena Life Arctic nr 775806 + 777048
- gniazdo wtyczkowe 230V p/t pojedyncze firmy LEGRAND seria Sistena Life Arctic nr 775927 + 777027
- istniejąca rozdzielnia
- grzejnik elektryczny konwekcyjny 500 W
- projektowana instalacja oświetleniowa
- projektowana instalacja gniazdowa

WYMAGANA OCHRONA OD PORAŻEŃ ELEKTRYCZNYCH

1. w obwodach oświetlenia przed dotykem pośrednim samoczynne szybkie wyłączenie zasilania realizowane przez wyłącznik nadprądowy,
2. w obwodach gniazd wtyczkowych przed dotykem pośrednim i bezpośrednim przez zastosowanie wyłączników nadprądowych z członami różnicowo-prądowymi.

Projekt: ARCHIWUM DOKUMENTÓW
Budynek Starostwa Powiatowego
Lębork, ul. Czołgistów 5

Projektant: mgr inż. Leon Kruk
upr.proj. AN 8342/45/90

Sprawdzający:

Konstrukcja budowlana: Inst. elektr. pom.1.1
Skala: 1 : 50
Data: 2009-06