


SCHEMAT INSTALACJI CENTRALNEGO OGRZEWANIA

- rzut piwnicy pomieszczenia 1.3. i 1.4. skala 1 : 50

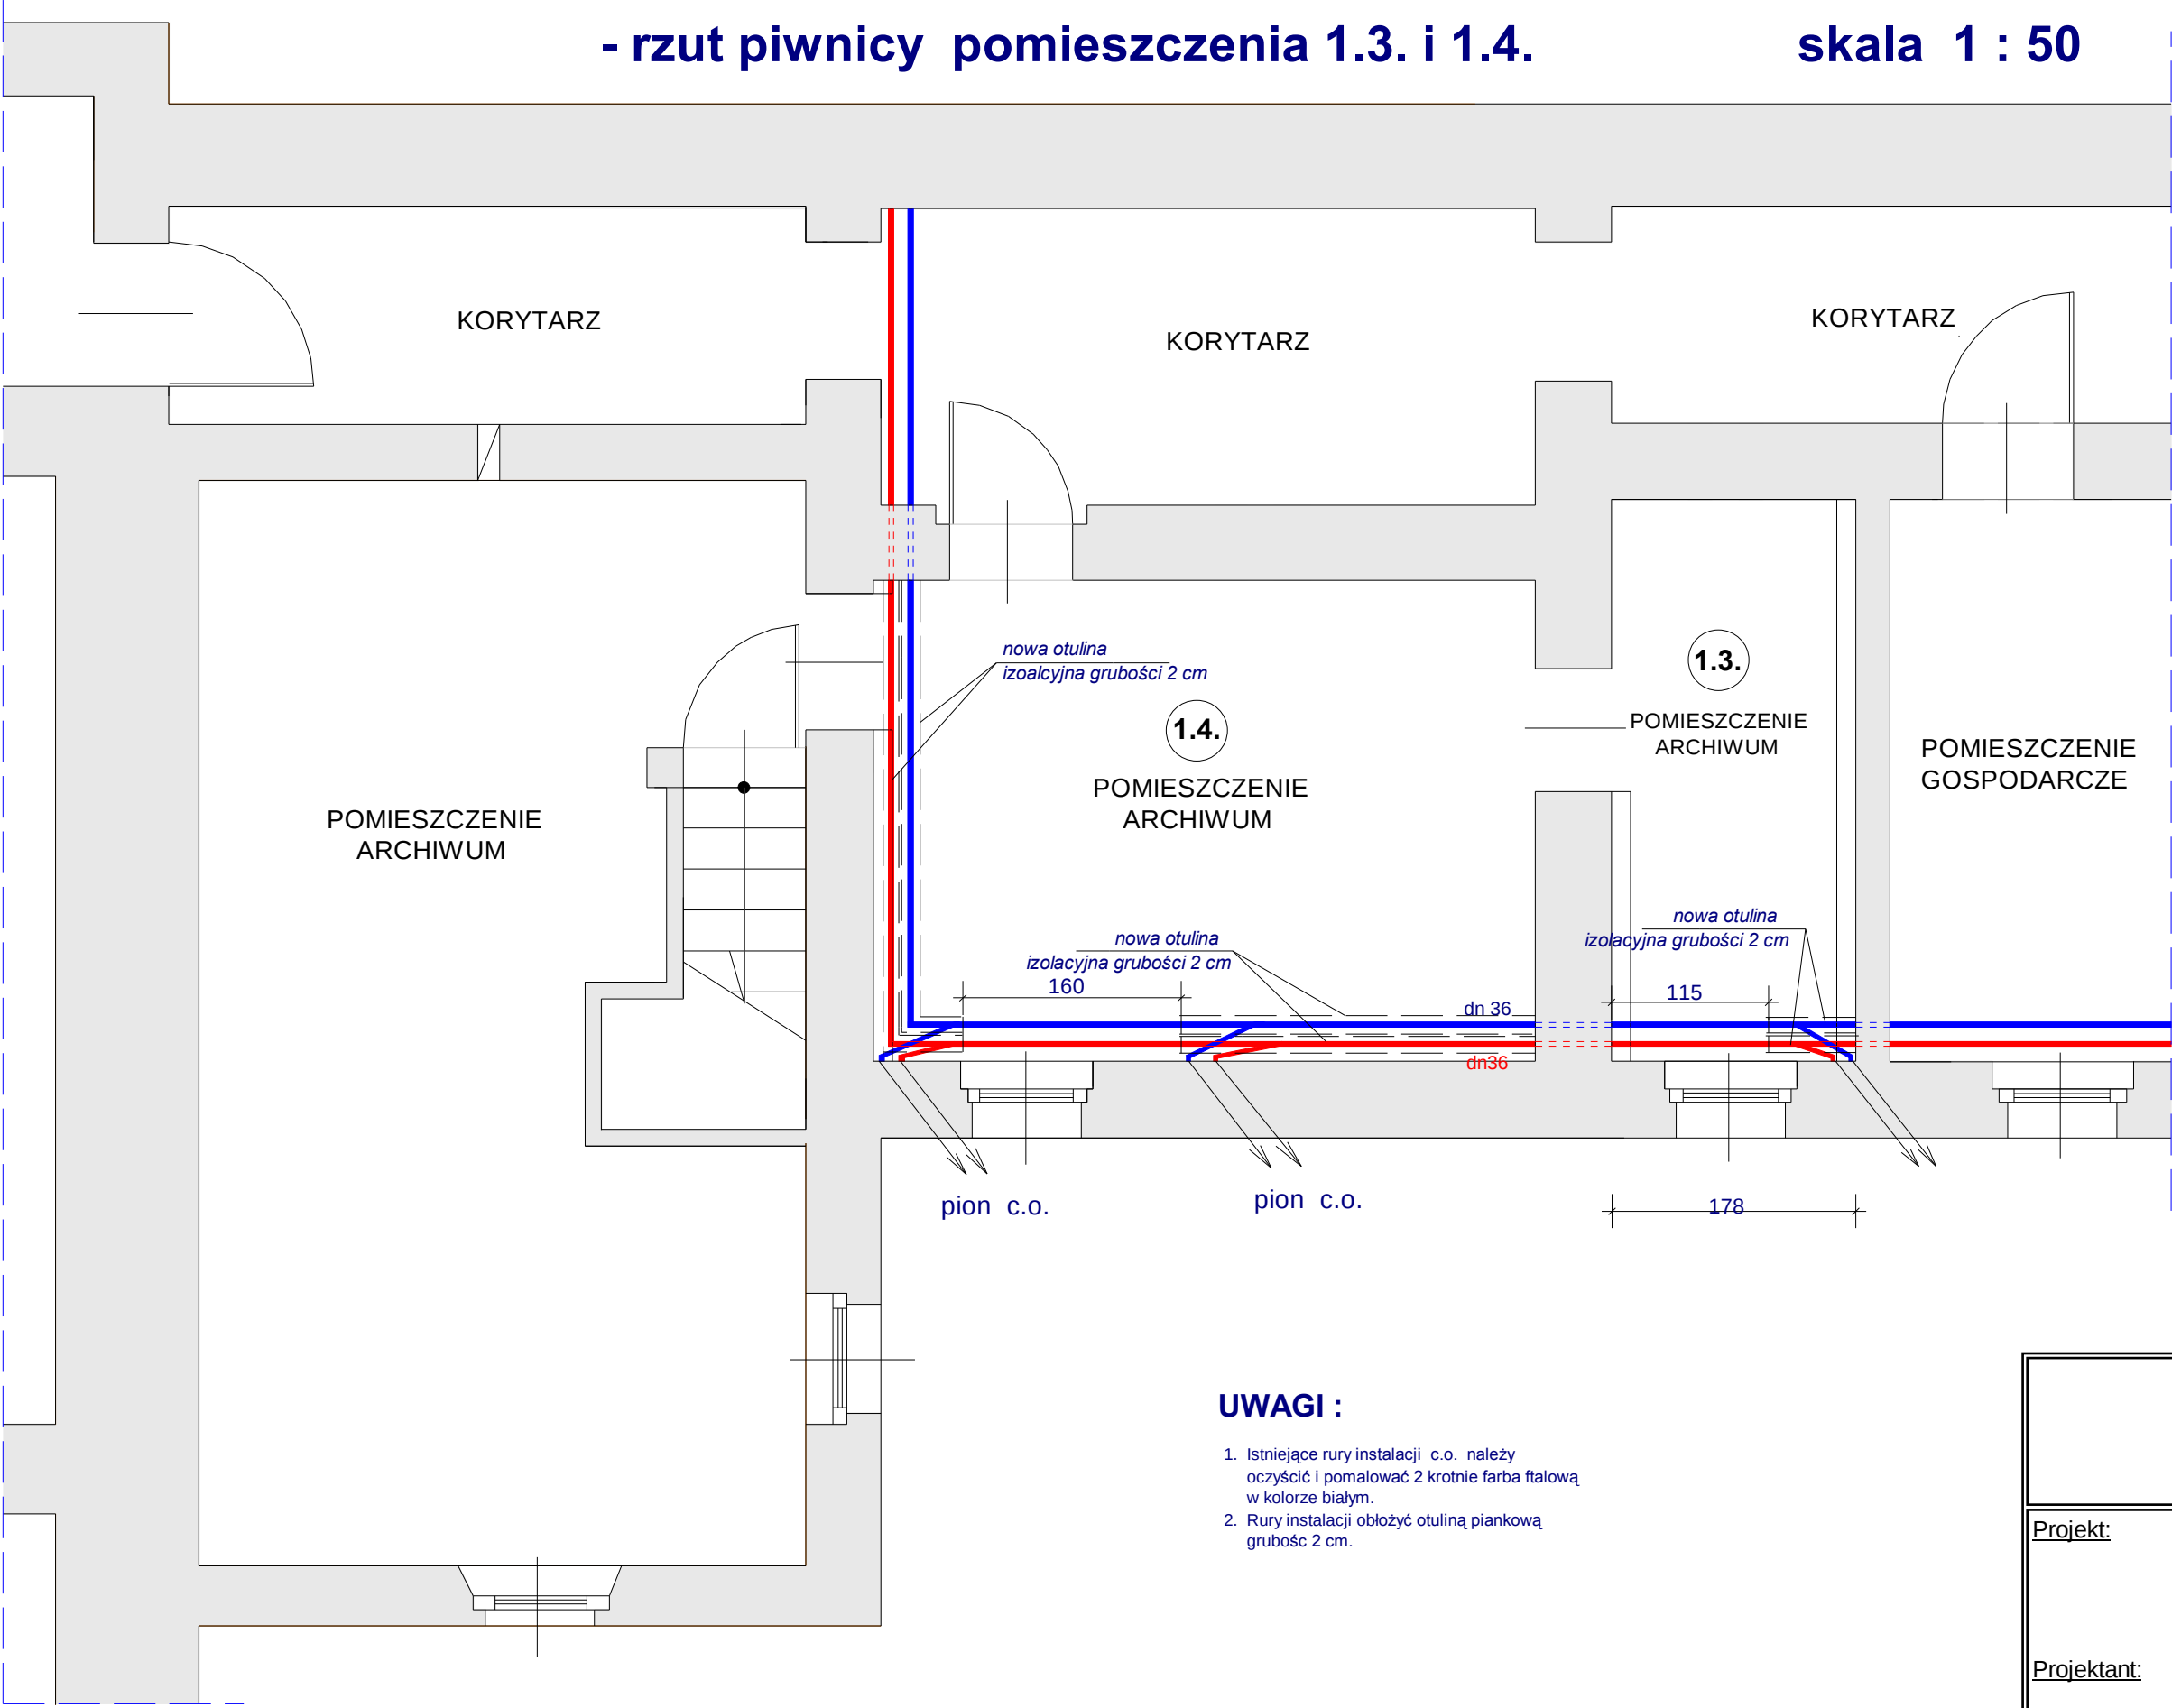

UWAGI :

- 1. Istniejące rury instalacji c.o. należy oczyścić i pomalować 2 krotnie farbą ftalową w kolorze białym.
- 2. Rury instalacji obłożyć otuliną piankową grubość 2 cm.

Projekt:	ARCHIWUM DOKUMENTÓW Budynek Starostwa Powiatowego Lębork, ul. Czołgistów 5
Projektant:	mgr inż. Andrzej Tkacz upr.proj. AN 8346/226/82
Sprawdzający:	

Konstrukcja budowlana: Inst.C.O. pom.1.3. -	
Skala:	1 : 50
Data:	2009-06