


SCHEMAT INSTALACJI KANALIZACYJNEJ

- rzut piwnicy pomieszczenia 1.3. i 1.4.

skala 1 : 50

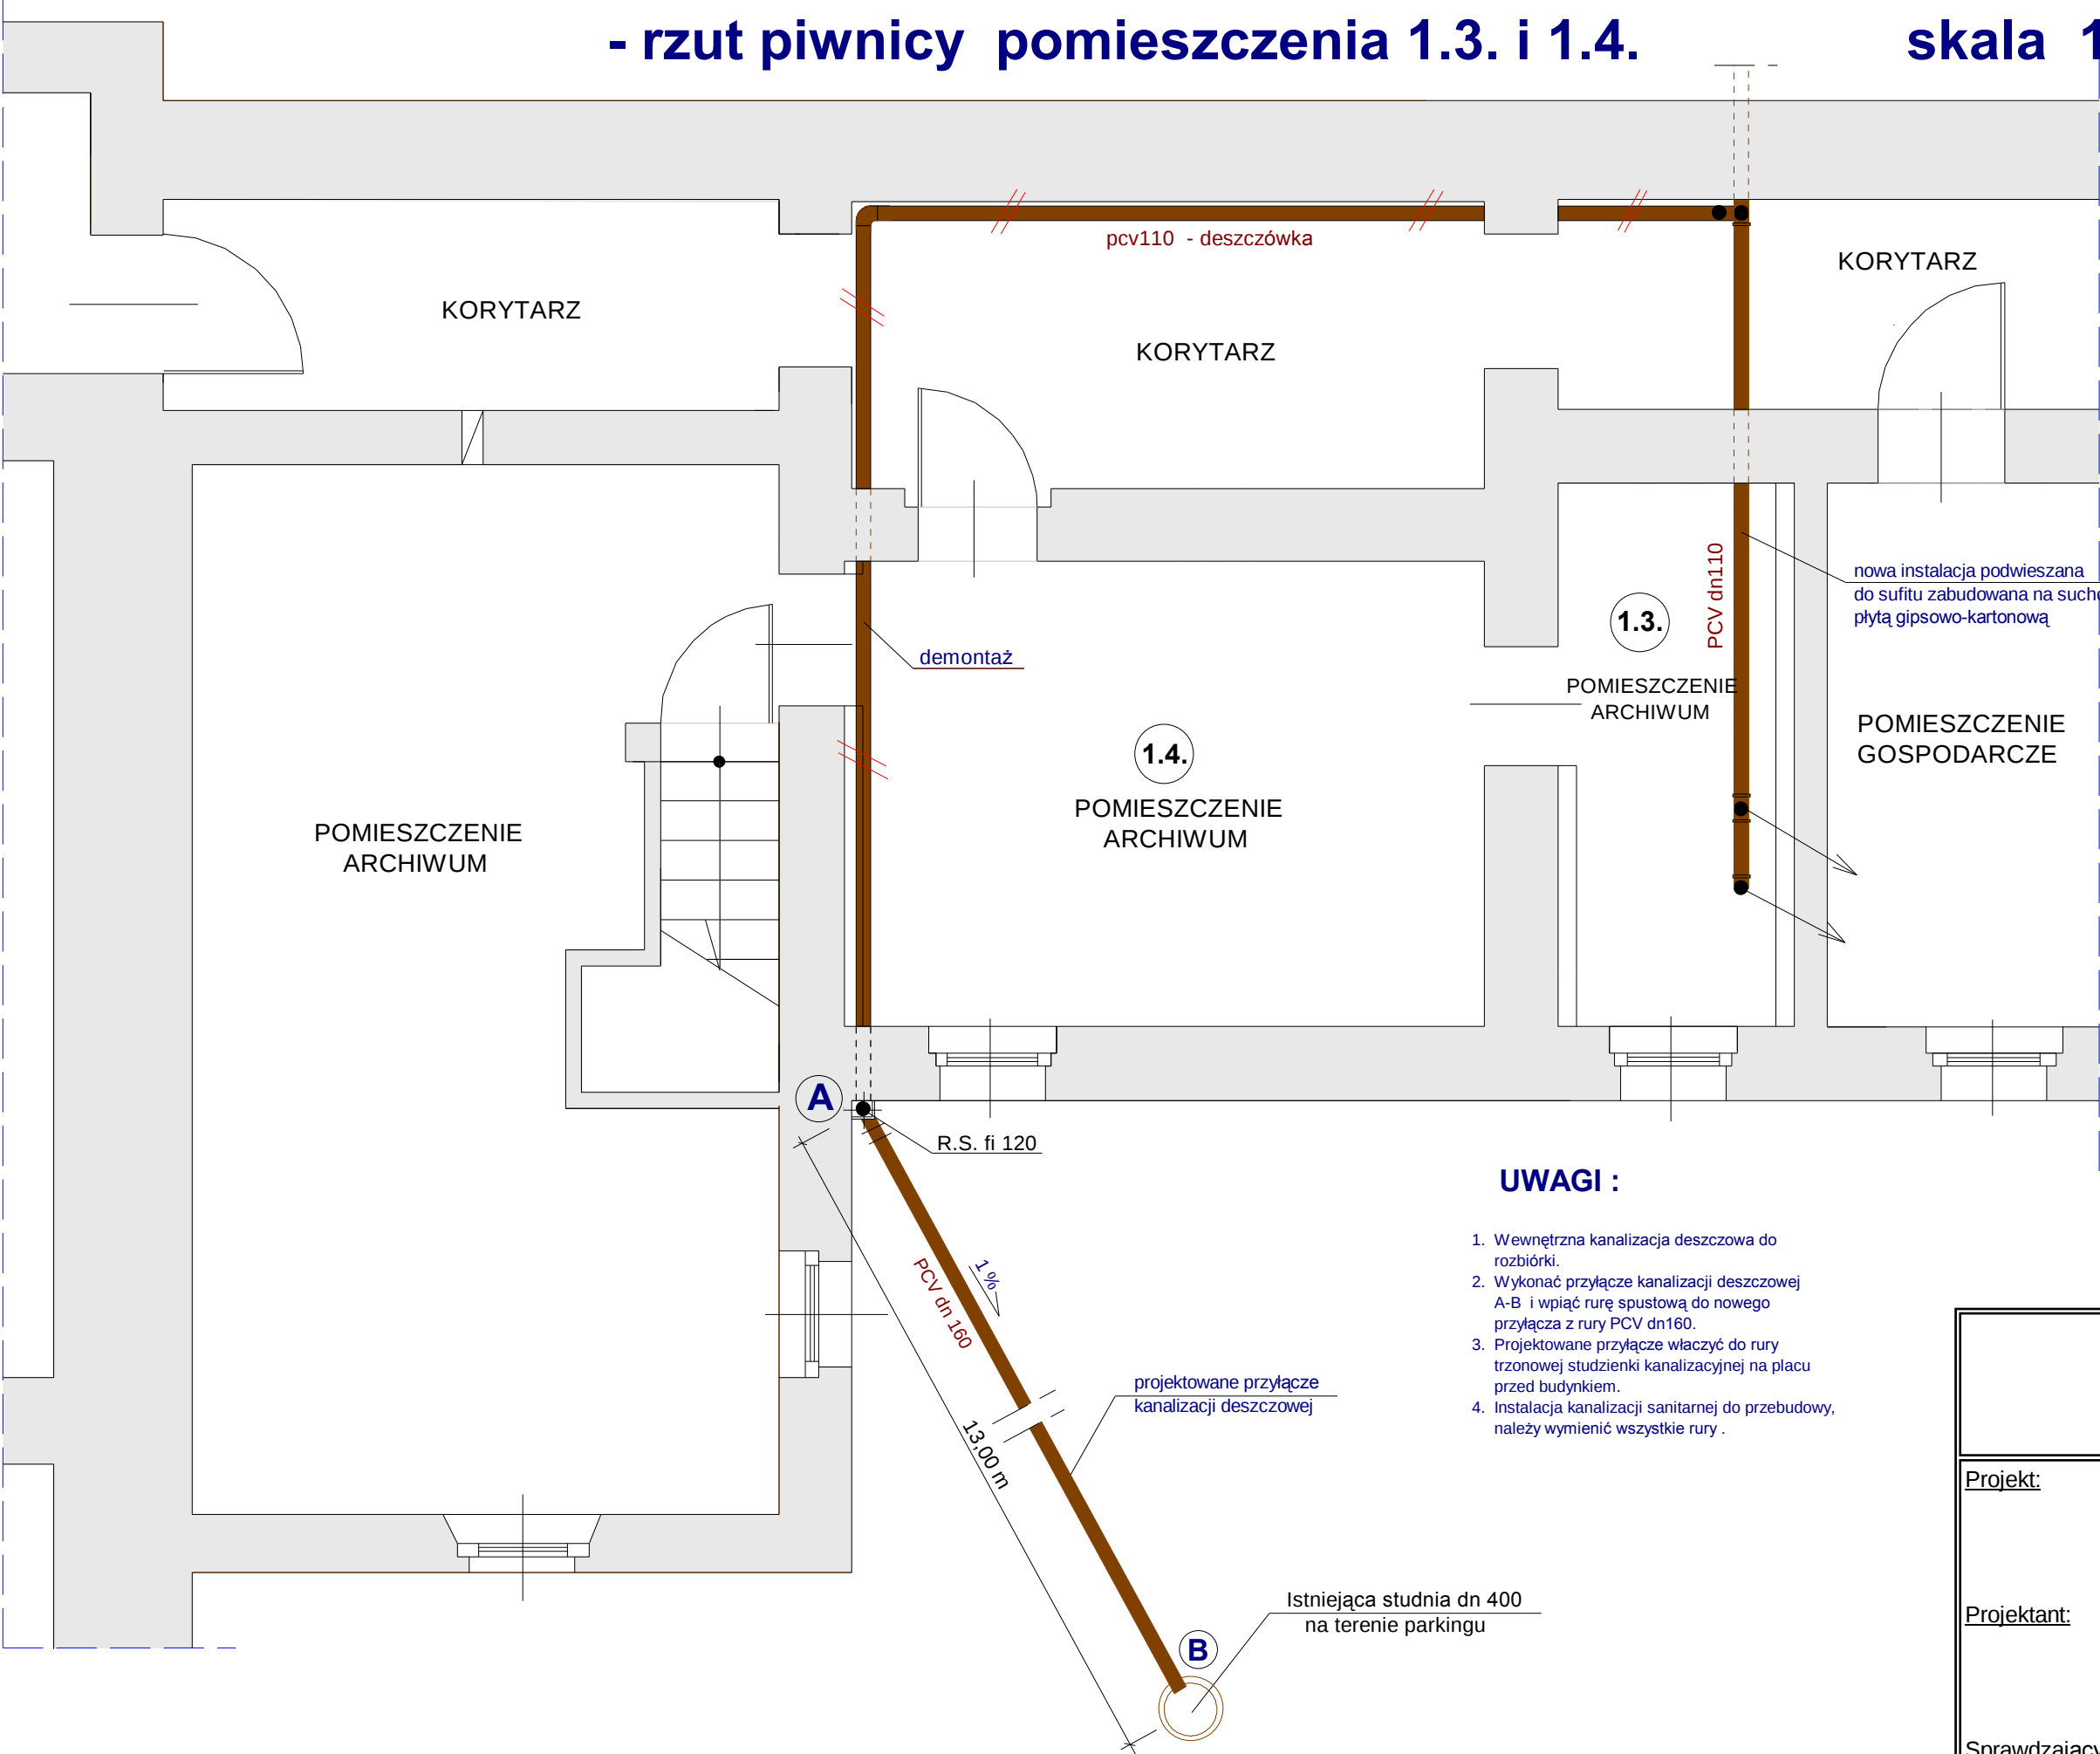

UWAGI :

1. Wewnętrzna kanalizacja deszczowa do rozbiórki.
2. Wykonać przyłącze kanalizacji deszczowej A-B i wpiąć rurę spustową do nowego przyłącza z rury PCV dn160.
3. Projektowane przyłącze włączyć do rury trzonowej studzienki kanalizacyjnej na placu przed budynkiem.
4. Instalacja kanalizacji sanitarnej do przebudowy, należy wymienić wszystkie rury .

Projekt: ARCHIWUM DOKUMENTÓW
Budynek Starostwa Powiatowego
Lębork, ul. Czołgistów 5

Projektant: mgr inż. Andrzej Tkacz
upr.proj. AN 8346/226/82

Sprawdzający:

Konstrukcja budowlana: Inst. kan. pom. 1.3.
Skala: 1 : 50
Data: 2009-06