


SCHEMAT INSTALACJI WENTYLACYJNEJ
- rzut piwnicy pomieszczenia 1.3. i 1.4.

skala 1 : 50

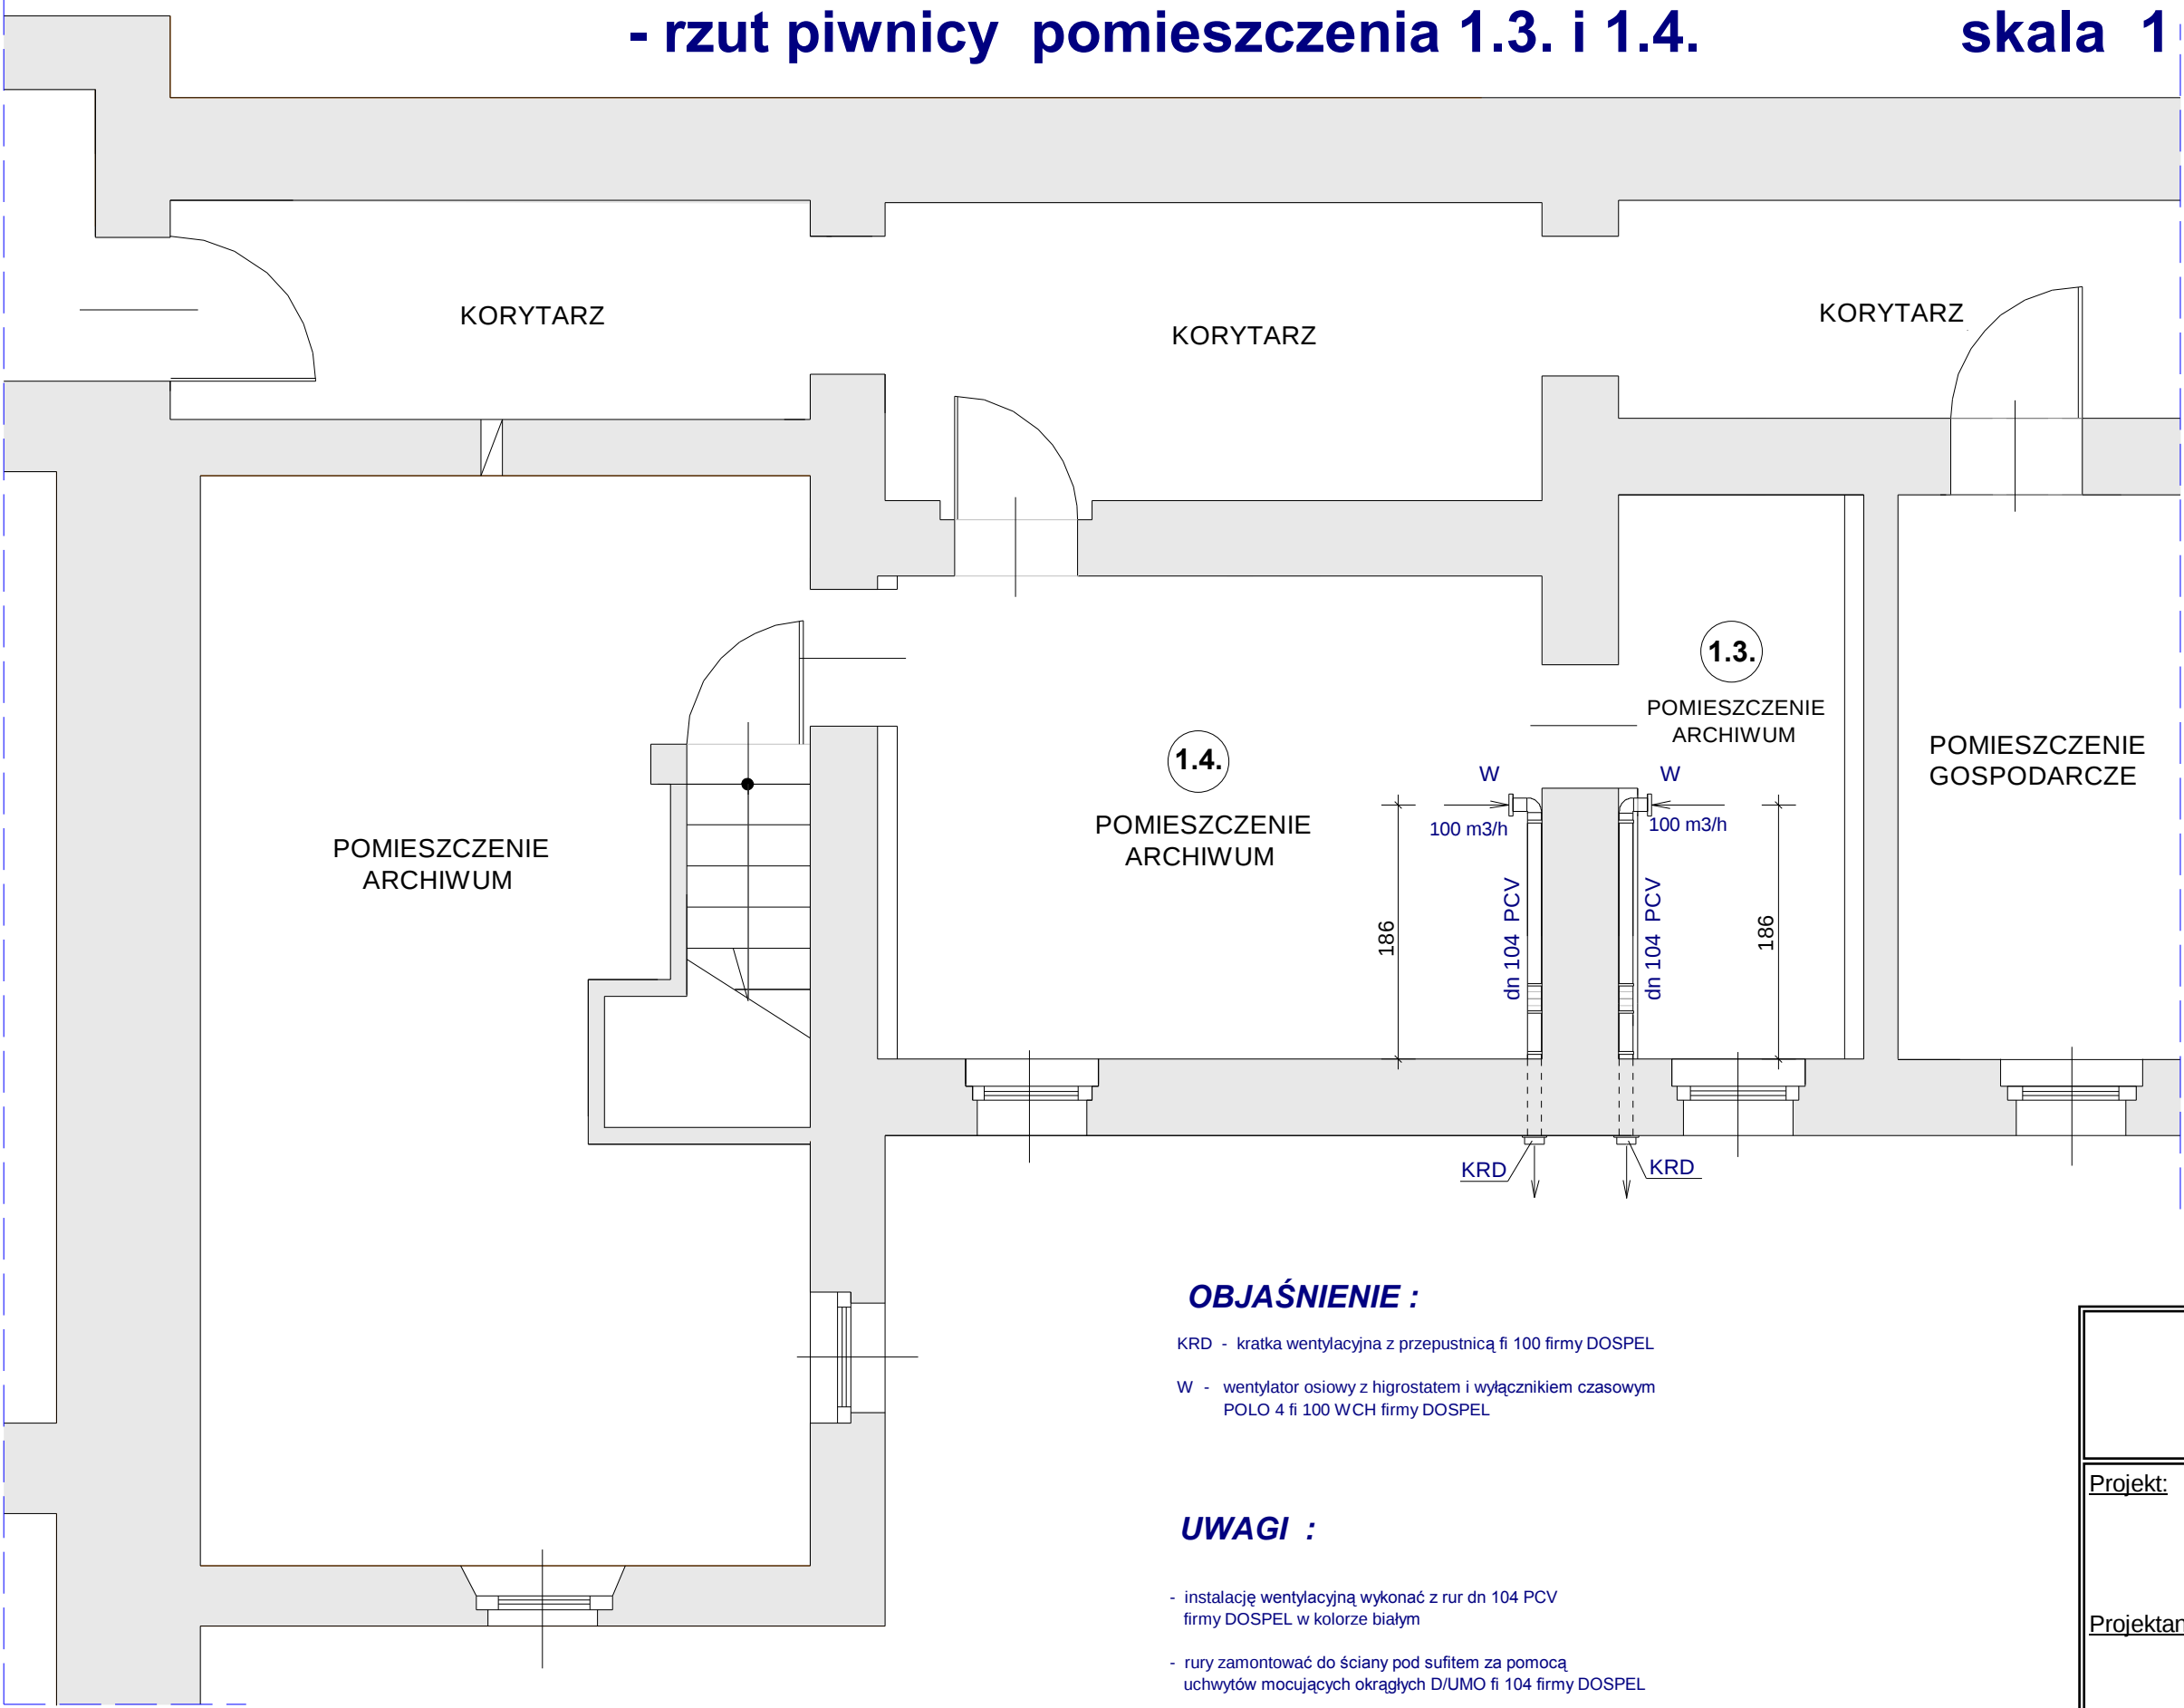

OBJAŚNIENIE :

KRD - kratka wentylacyjna z przepustnicą fi 100 firmy DOSPEL
W - wentylator osiowy z higrostatem i wyłącznikiem czasowym
POLO 4 fi 100 WCH firmy DOSPEL

UWAGI :

- instalację wentylacyjną wykonać z rur dn 104 PCV firmy DOSPEL w kolorze białym
- rury zamontować do ściany pod sufitem za pomocą uchwyty mocujących okrągłych D/UMO fi 104 firmy DOSPEL

Projekt: ARCHIWUM DOKUMENTÓW Budynek Starostwa Powiatowego Lębork, ul. Czołgistów 5	
Projektant: mgr inż. Andrzej Tkacz upr.proj. AN 8346/226/82	
Sprawdzający:	
Konstrukcja budowlana: Inst.wentyl. pom.1.3	
Skala: 1 : 50	
Data: 2009-06	