


SCHEMAT INSTALACJI WENTYLACYJNEJ
- rzut piwnicy pomieszczenia 1.1. i 1.2.

skala 1 : 50

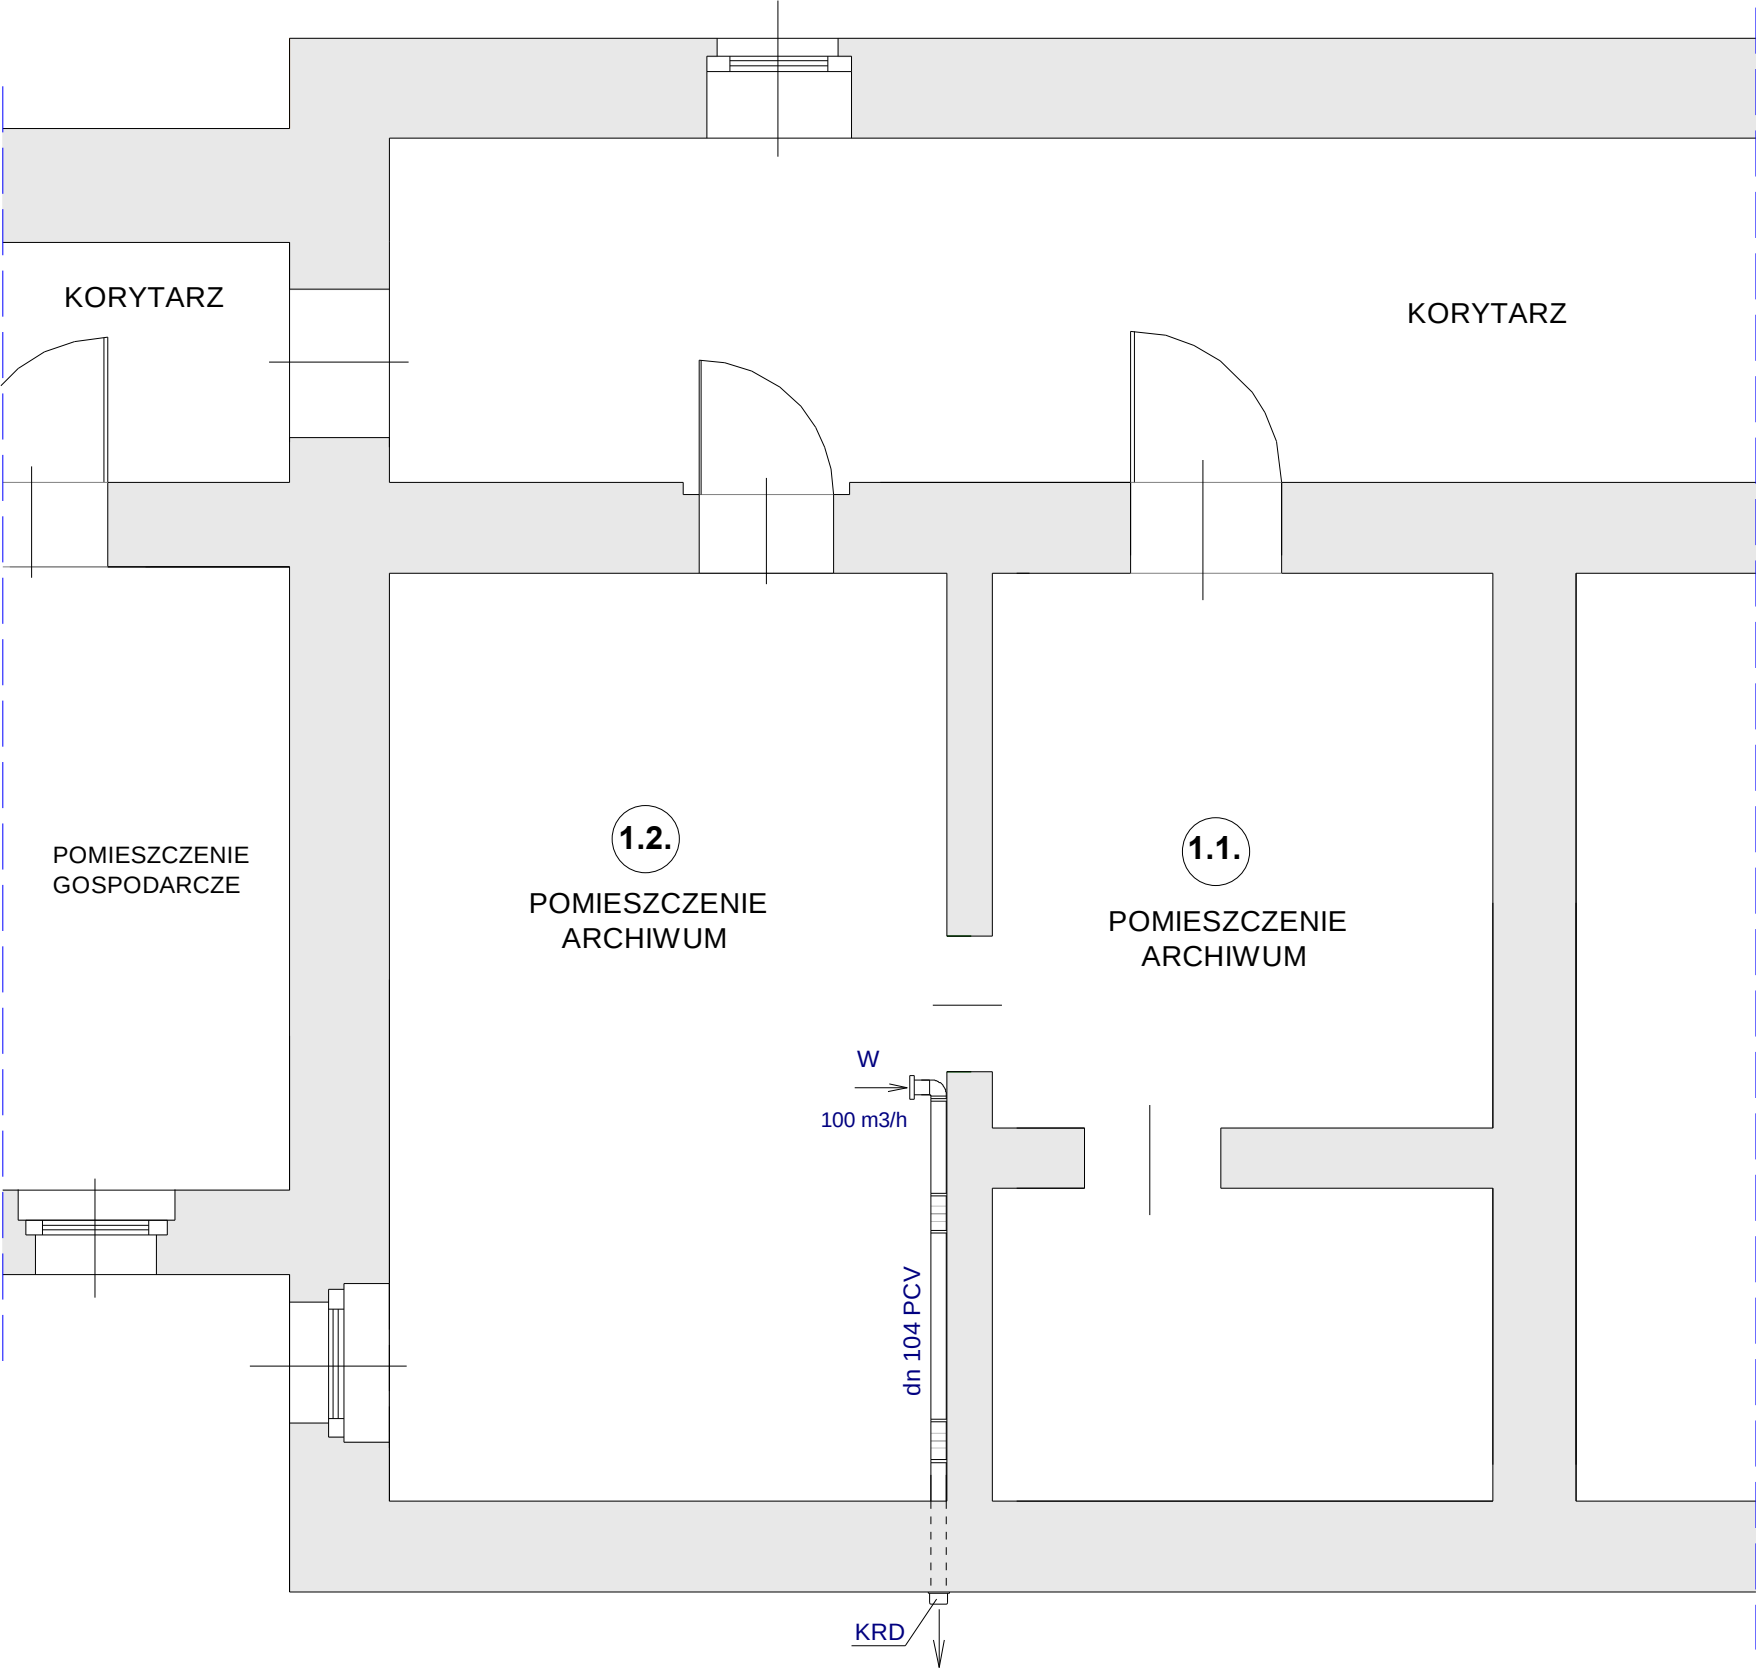

OBJAŚNIENIE :

- KRD - kratka wentylacyjna z przepustnicą fi 100 firmy DOSPEL
- W - wentylator osiowy z higrostatem i wyłącznikiem czasowym
POLO 4 fi 100 WCH firmy DOSPEL

UWAGI :

- instalację wentylacyjną wykonać z rur dn 104 PCV firmy DOSPEL w kolorze białym
- rury zamontować do ściany pod sufitem za pomocą uchwyty mocujących okrągłych D/UMO fi 104 firmy DOSPEL

Projekt:	ARCHIWUM DOKUMENTÓW Budynek Starostwa Powiatowego Lębork, ul. Czołgistów 5
Projektant:	mgr inż. Andrzej Tkacz upr.proj. AN 8346/226/82
Sprawdzający:	
Konstrukcja budowlana: Inst.wentyl. pom.1.1	
Skala:	1 : 50
Data:	2009-06