


# SCHEMAT INSTALACJI ELEKTRYCZNEJ

- rzut piwnicy pomieszczenia 1.3. i 1.4.

skala 1 : 50

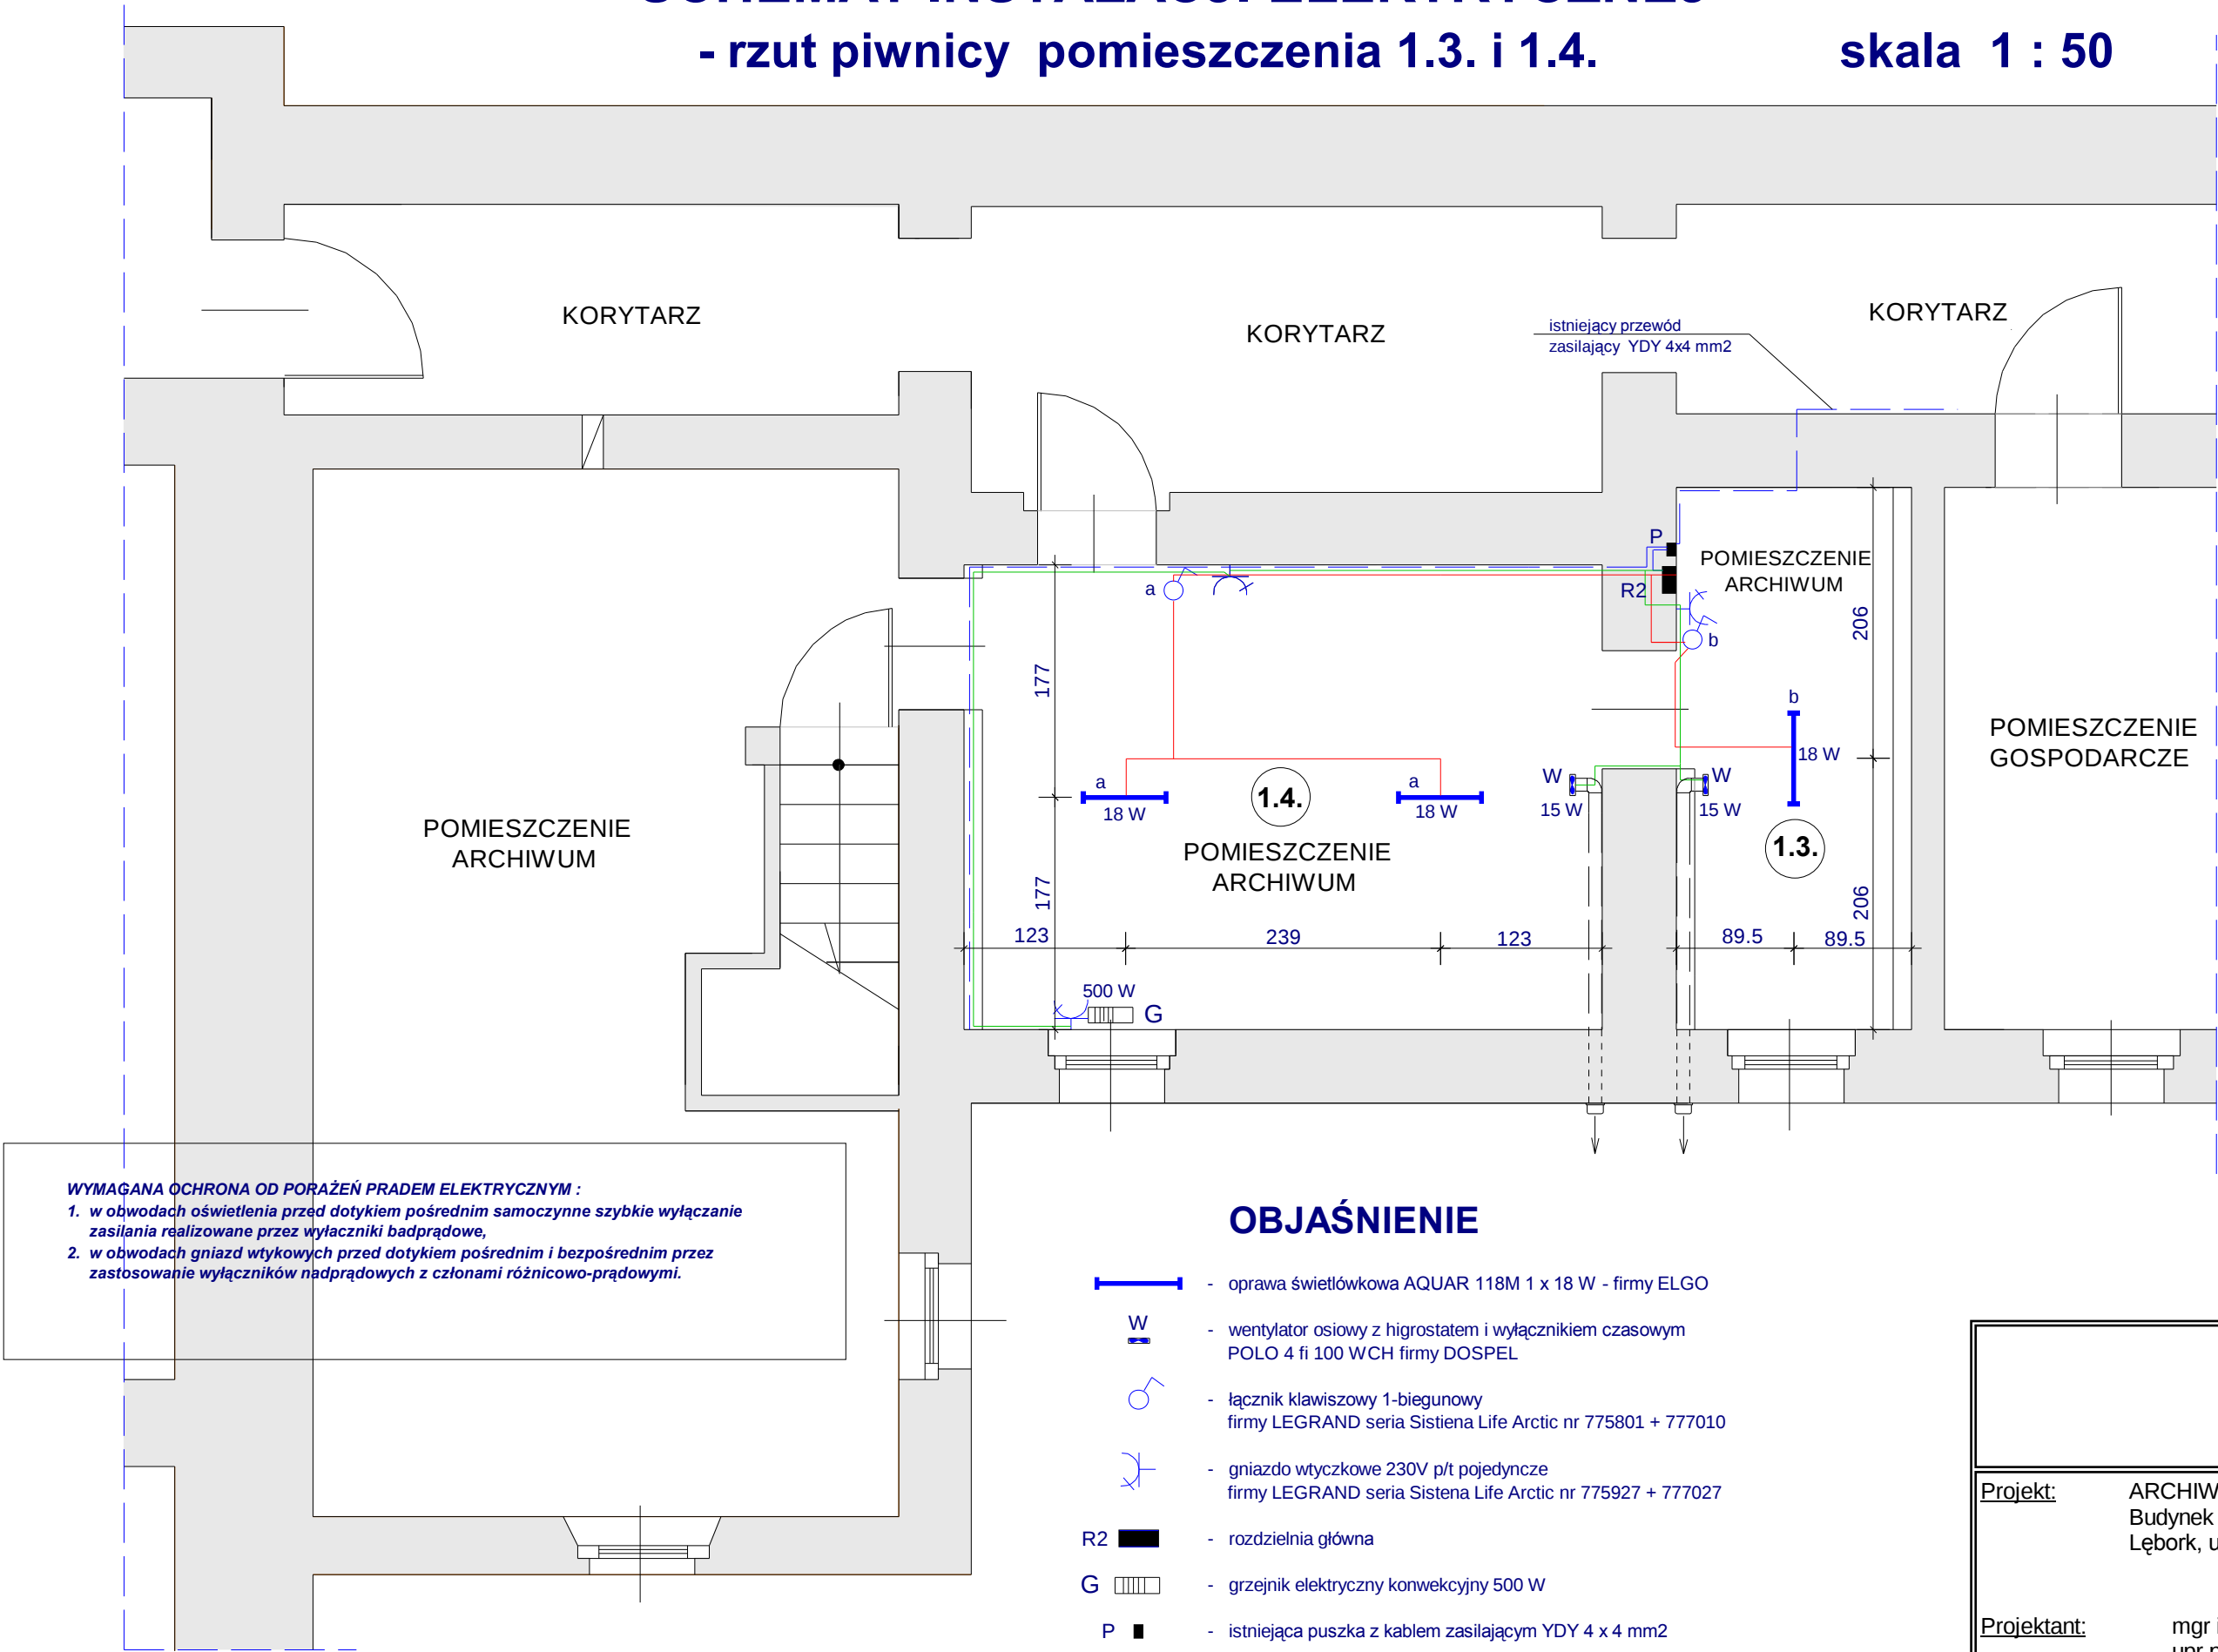

**WYMAGANA OCHRONA OD PORAŻEŃ PRADEM ELEKTRYCZNYM :**  
1. w obwodach oświetlenia przed dotykem pośrednim samoczynne szybkie wyłączenie zasilania realizowane przez wyłączniki nadprądowe,  
2. w obwodach gniazd wtykowych przed dotykem pośrednim i bezpośrednim przez zastosowanie wyłączników nadprądowych z członami różnicowo-prądowymi.

## OBJAŚNIENIE

- oprawa świetłówkowa AQUAR 118M 1 x 18 W - firmy ELGO
- wentylator osiowy z higrostatem i wyłącznikiem czasowym POLO 4 fi 100 WCH firmy DOSPEL
- łącznik klawiszowy 1-biegunowy firmy LEGRAND seria Sistena Life Arctic nr 775801 + 777010
- gniazdo wtyczkowe 230V p/t pojedyncze firmy LEGRAND seria Sistena Life Arctic nr 775927 + 777027
- rozdzielnia główna
- grzejnik elektryczny konwekcyjny 500 W
- istniejąca puszka z kablem zasilającym YDY 4 x 4 mm2
- projektowana instalacja gniazdowa
- projektowana instalacja oświetleniowa

**Projekt:** ARCHIWUM DOKUMENTÓW  
Budynek Starostwa Powiatowego  
Lębork, ul. Czołgistów 5

**Projektant:** mgr inż. Leon Kruk  
upr.proj. AN 8342/45/90

**Sprawdzający:**

Konstrukcja budowlana: Inst. elektr. pom.1.3  
Skala: 1 : 50  
Data: 2009-06