


SCHEMAT INSTALACJI C.O.
- rzut piwnicy skala 1 : 100

INWENTARYZACJA

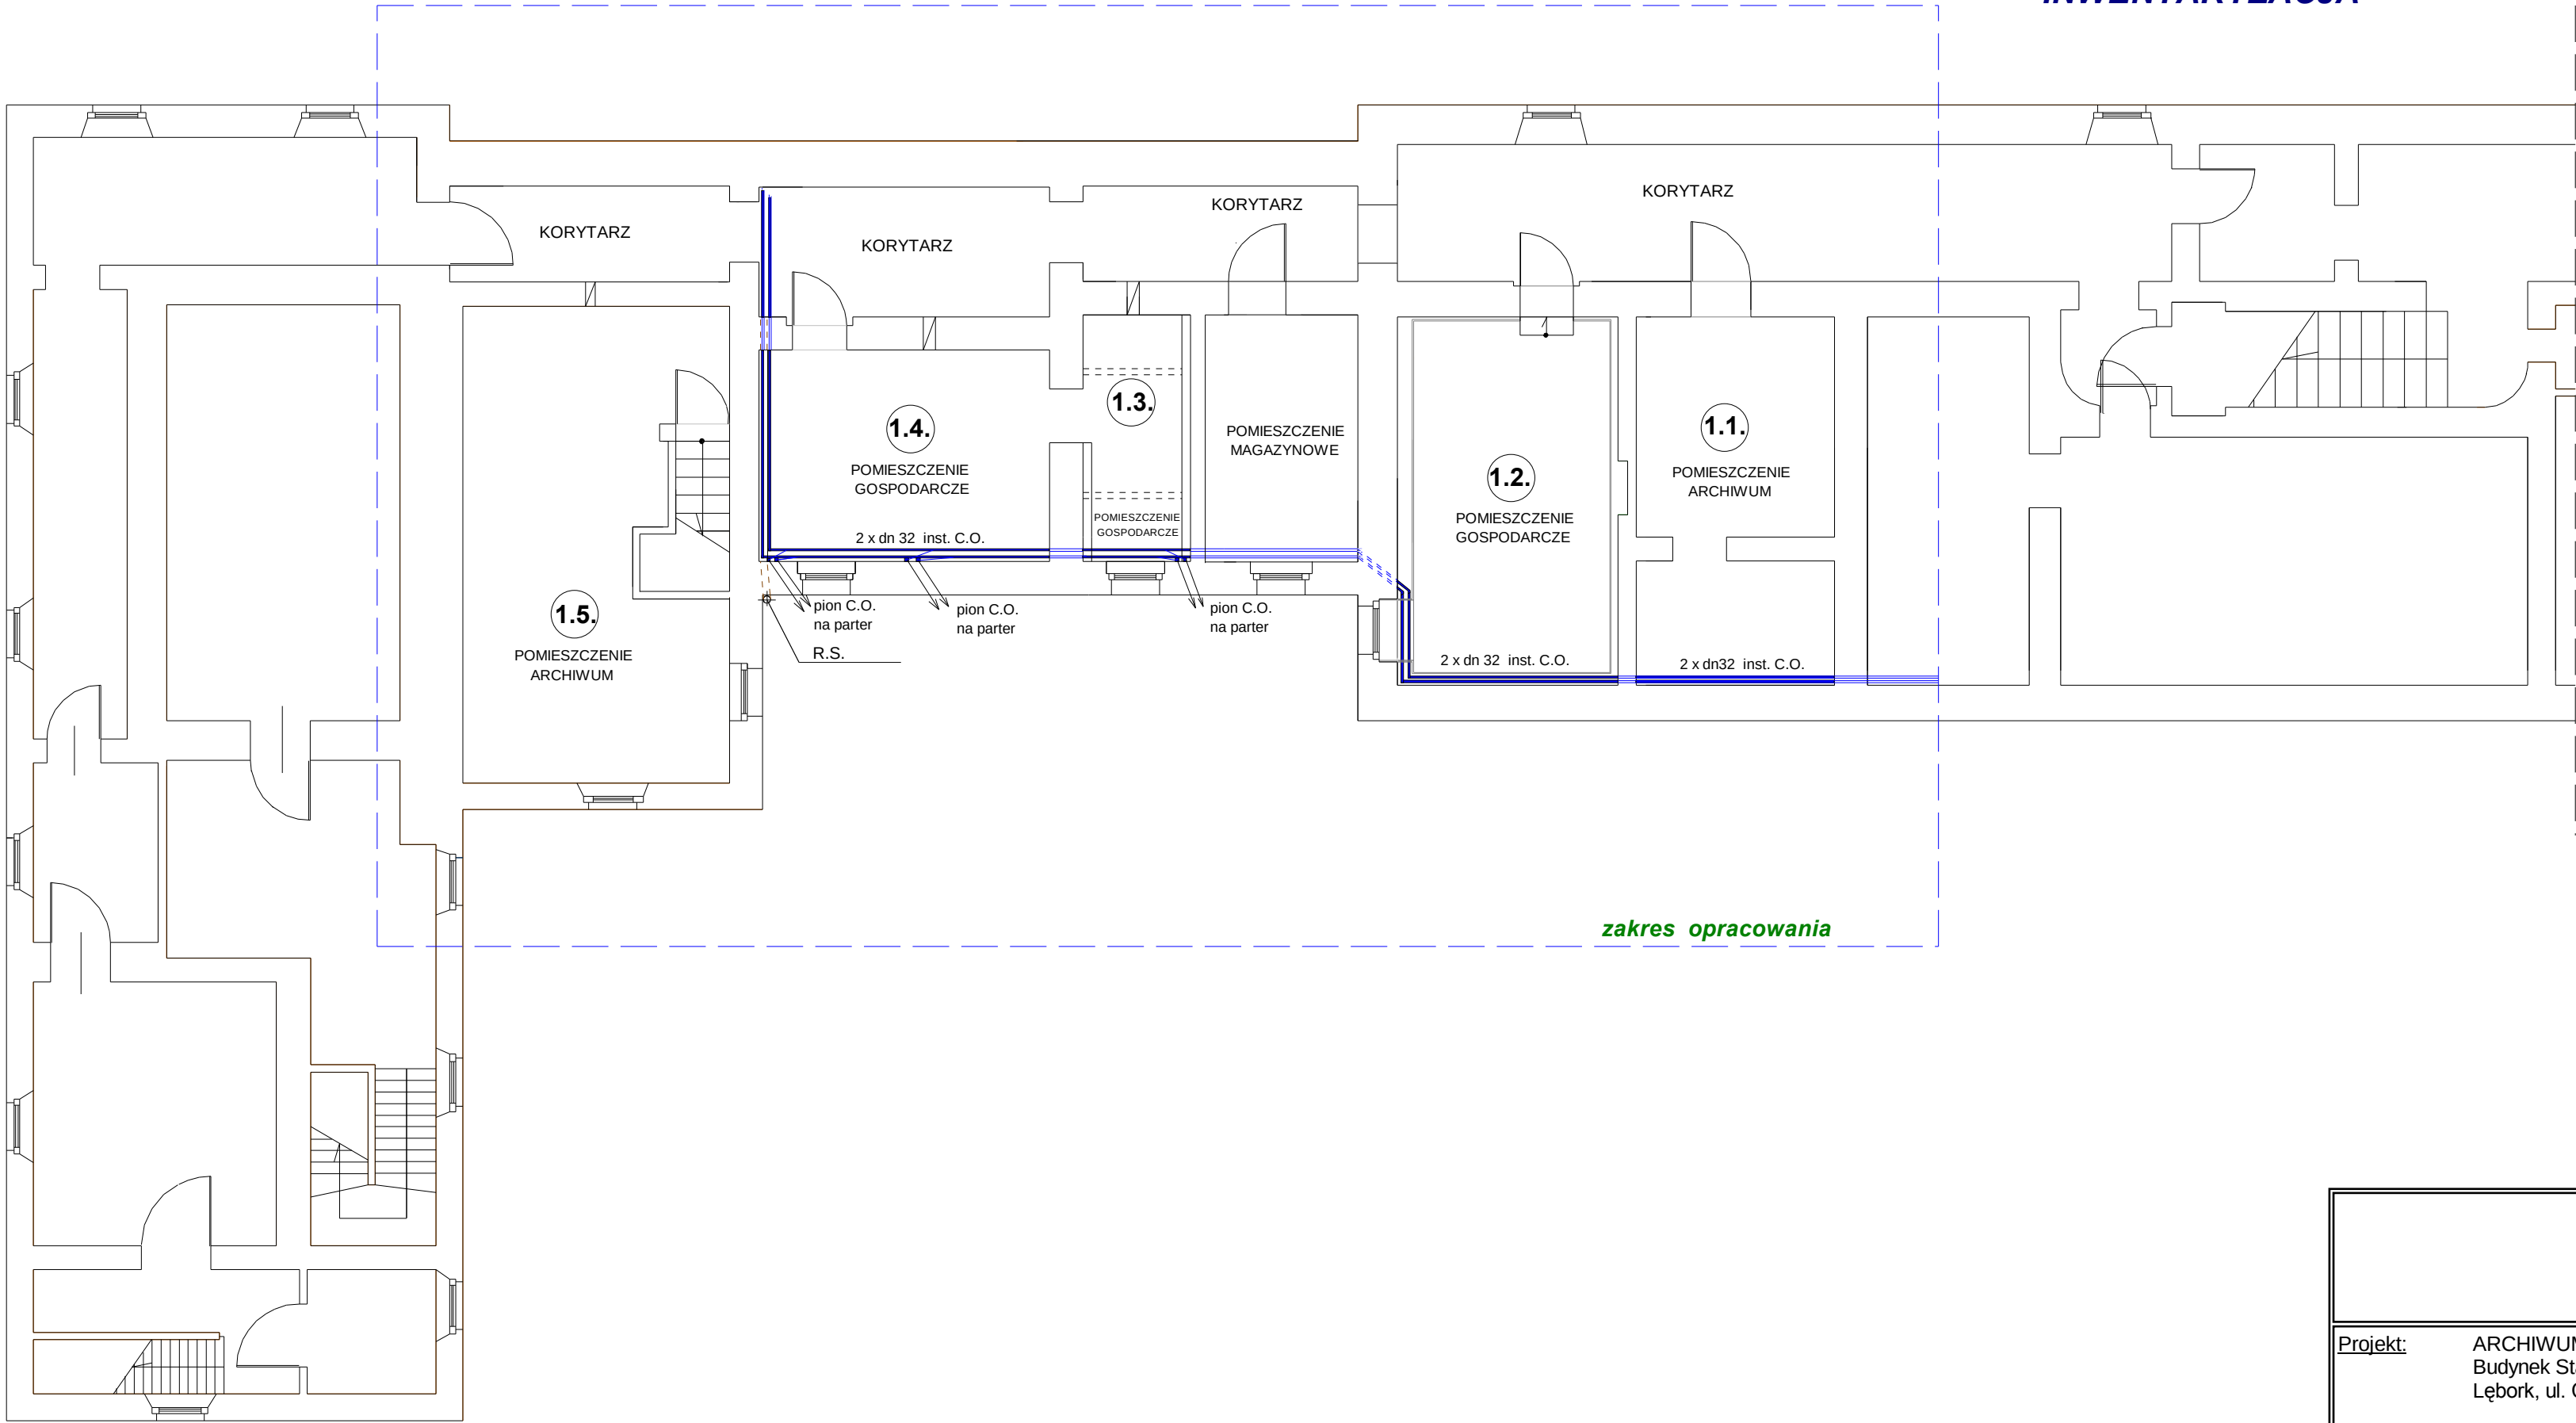

Projekt: ARCHIWUM DOKUMENTÓW
Budynek Starostwa Powiatowego
Lębork, ul. Czołgistów 5

Projektant: mgr inż. Paweł Markowski
upr.proj. BK.II.F 7342/1126/93

Sprawdzający:

Konstrukcja budowlana: INST. C.O.-inwentar
Skala: 1 : 100
Data: 2009-06