


SCHEMAT INSTALACJI WOD.-KAN.

- rzut piwnicy

skala 1 : 100

INWENTARYZACJA

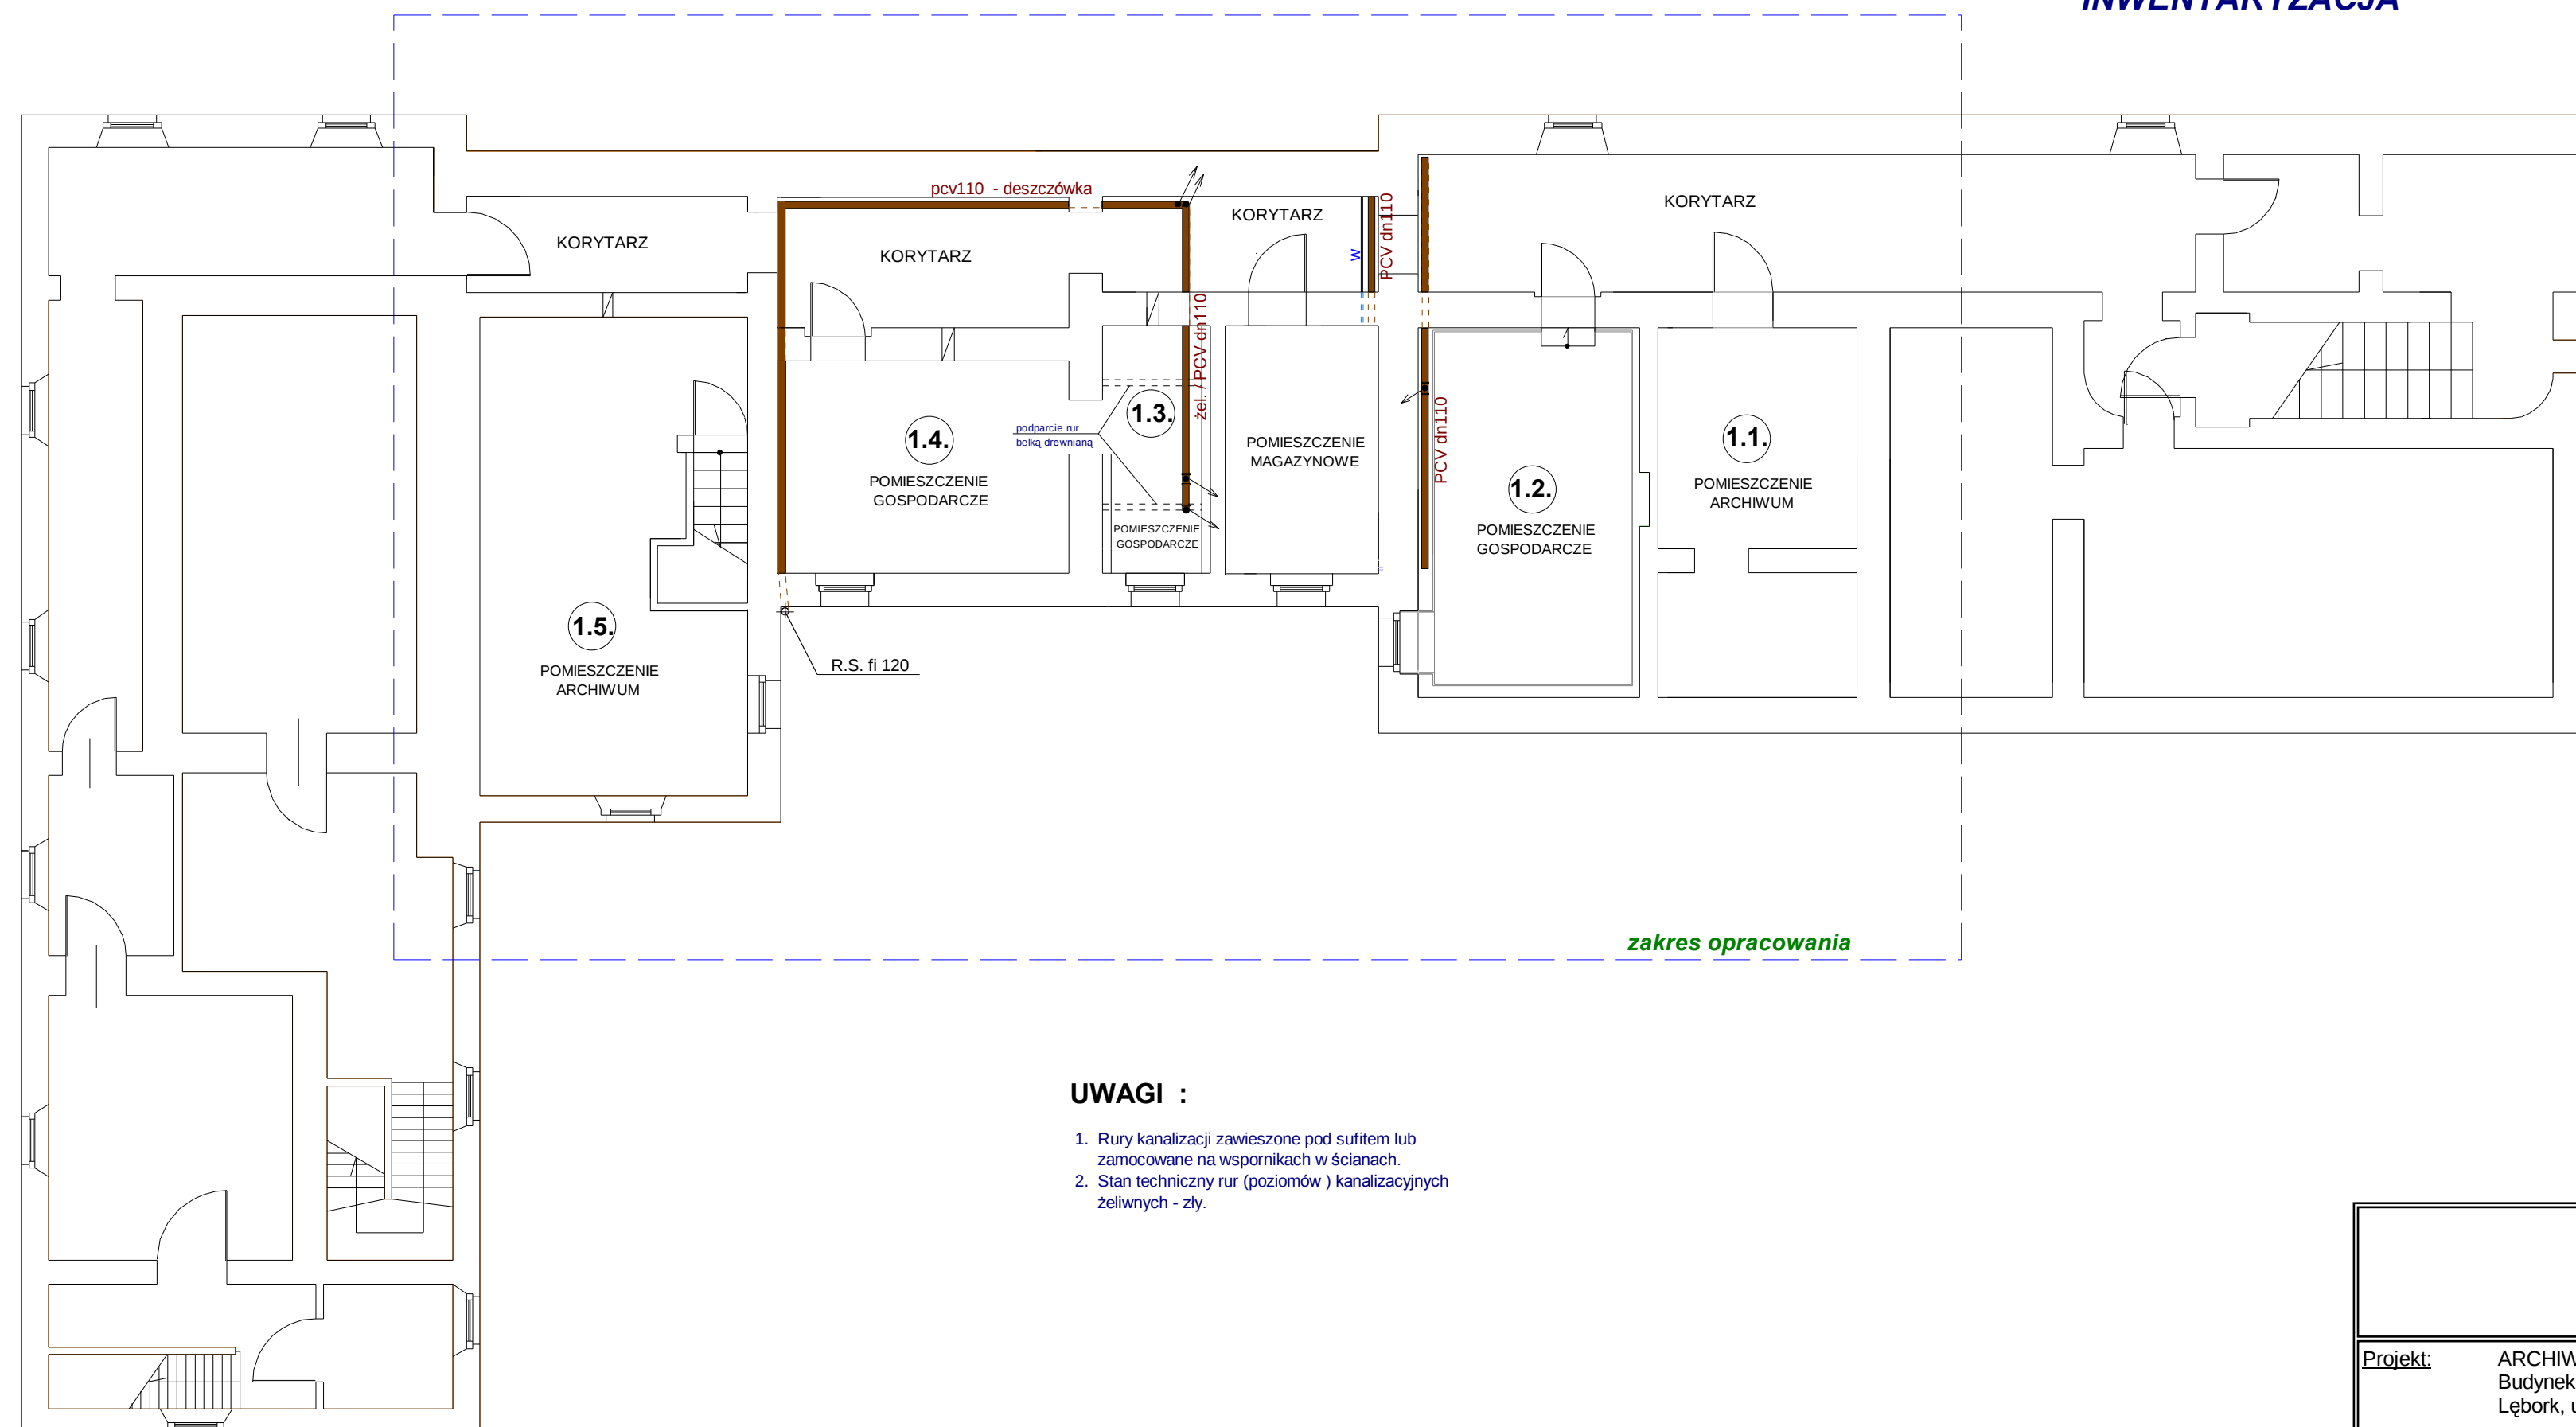

UWAGI :

1. Rury kanalizacji zawieszone pod sufitem lub zamocowane na wspornikach w ścianach.
2. Stan techniczny rur (poziomów) kanalizacyjnych żeliwnych - zły.

<u>Projekt:</u>	ARCHIWUM DOKUMENTÓW Budynek Starostwa Powiatowego Łębork, ul. Czołgistów 5
<u>Projektant:</u>	mgr inż. Paweł Markowski upr.proj. BK.II.F 7342/1126/93
<u>Sprawdzający:</u>	
<u>Konstrukcja budowlana:</u> INST.WOD.-KAN.-i	
<u>Skala:</u>	1 : 100
<u>Data:</u>	2009-06